


番号	機器名称	寸法・その他	備考
①	ONU		別途
②	ルータ		新設
③	RoIPゲートウェイ装置		新設
④	HUB		新設
⑤	デジタル簡易無線装置		新設
⑥	管理PC		新設
⑦	PTTマイクロホンアダプタ		新設
⑧	卓上スタンドマイクロホン		新設
⑨	無停電源装置1		新設
⑩	無停電源装置2		新設
⑪	卓上電源	デジタル簡易無線装置用	新設
⑫	バックアップ用デバイス		新設
⑬	ディスプレイ		新設
⑭	IP無線機		新設
⑮	卓上電源	IP無線機用	新設

新設機器

2階平面図 S=1/150



工事名	移動系防災行政無線更改業務		
図面名	東彼杵町役場 2階平面図 (新設)		
作成年月日	令和6年	月	日
縮尺	図示	図面番号	
事業者名	東彼杵町		

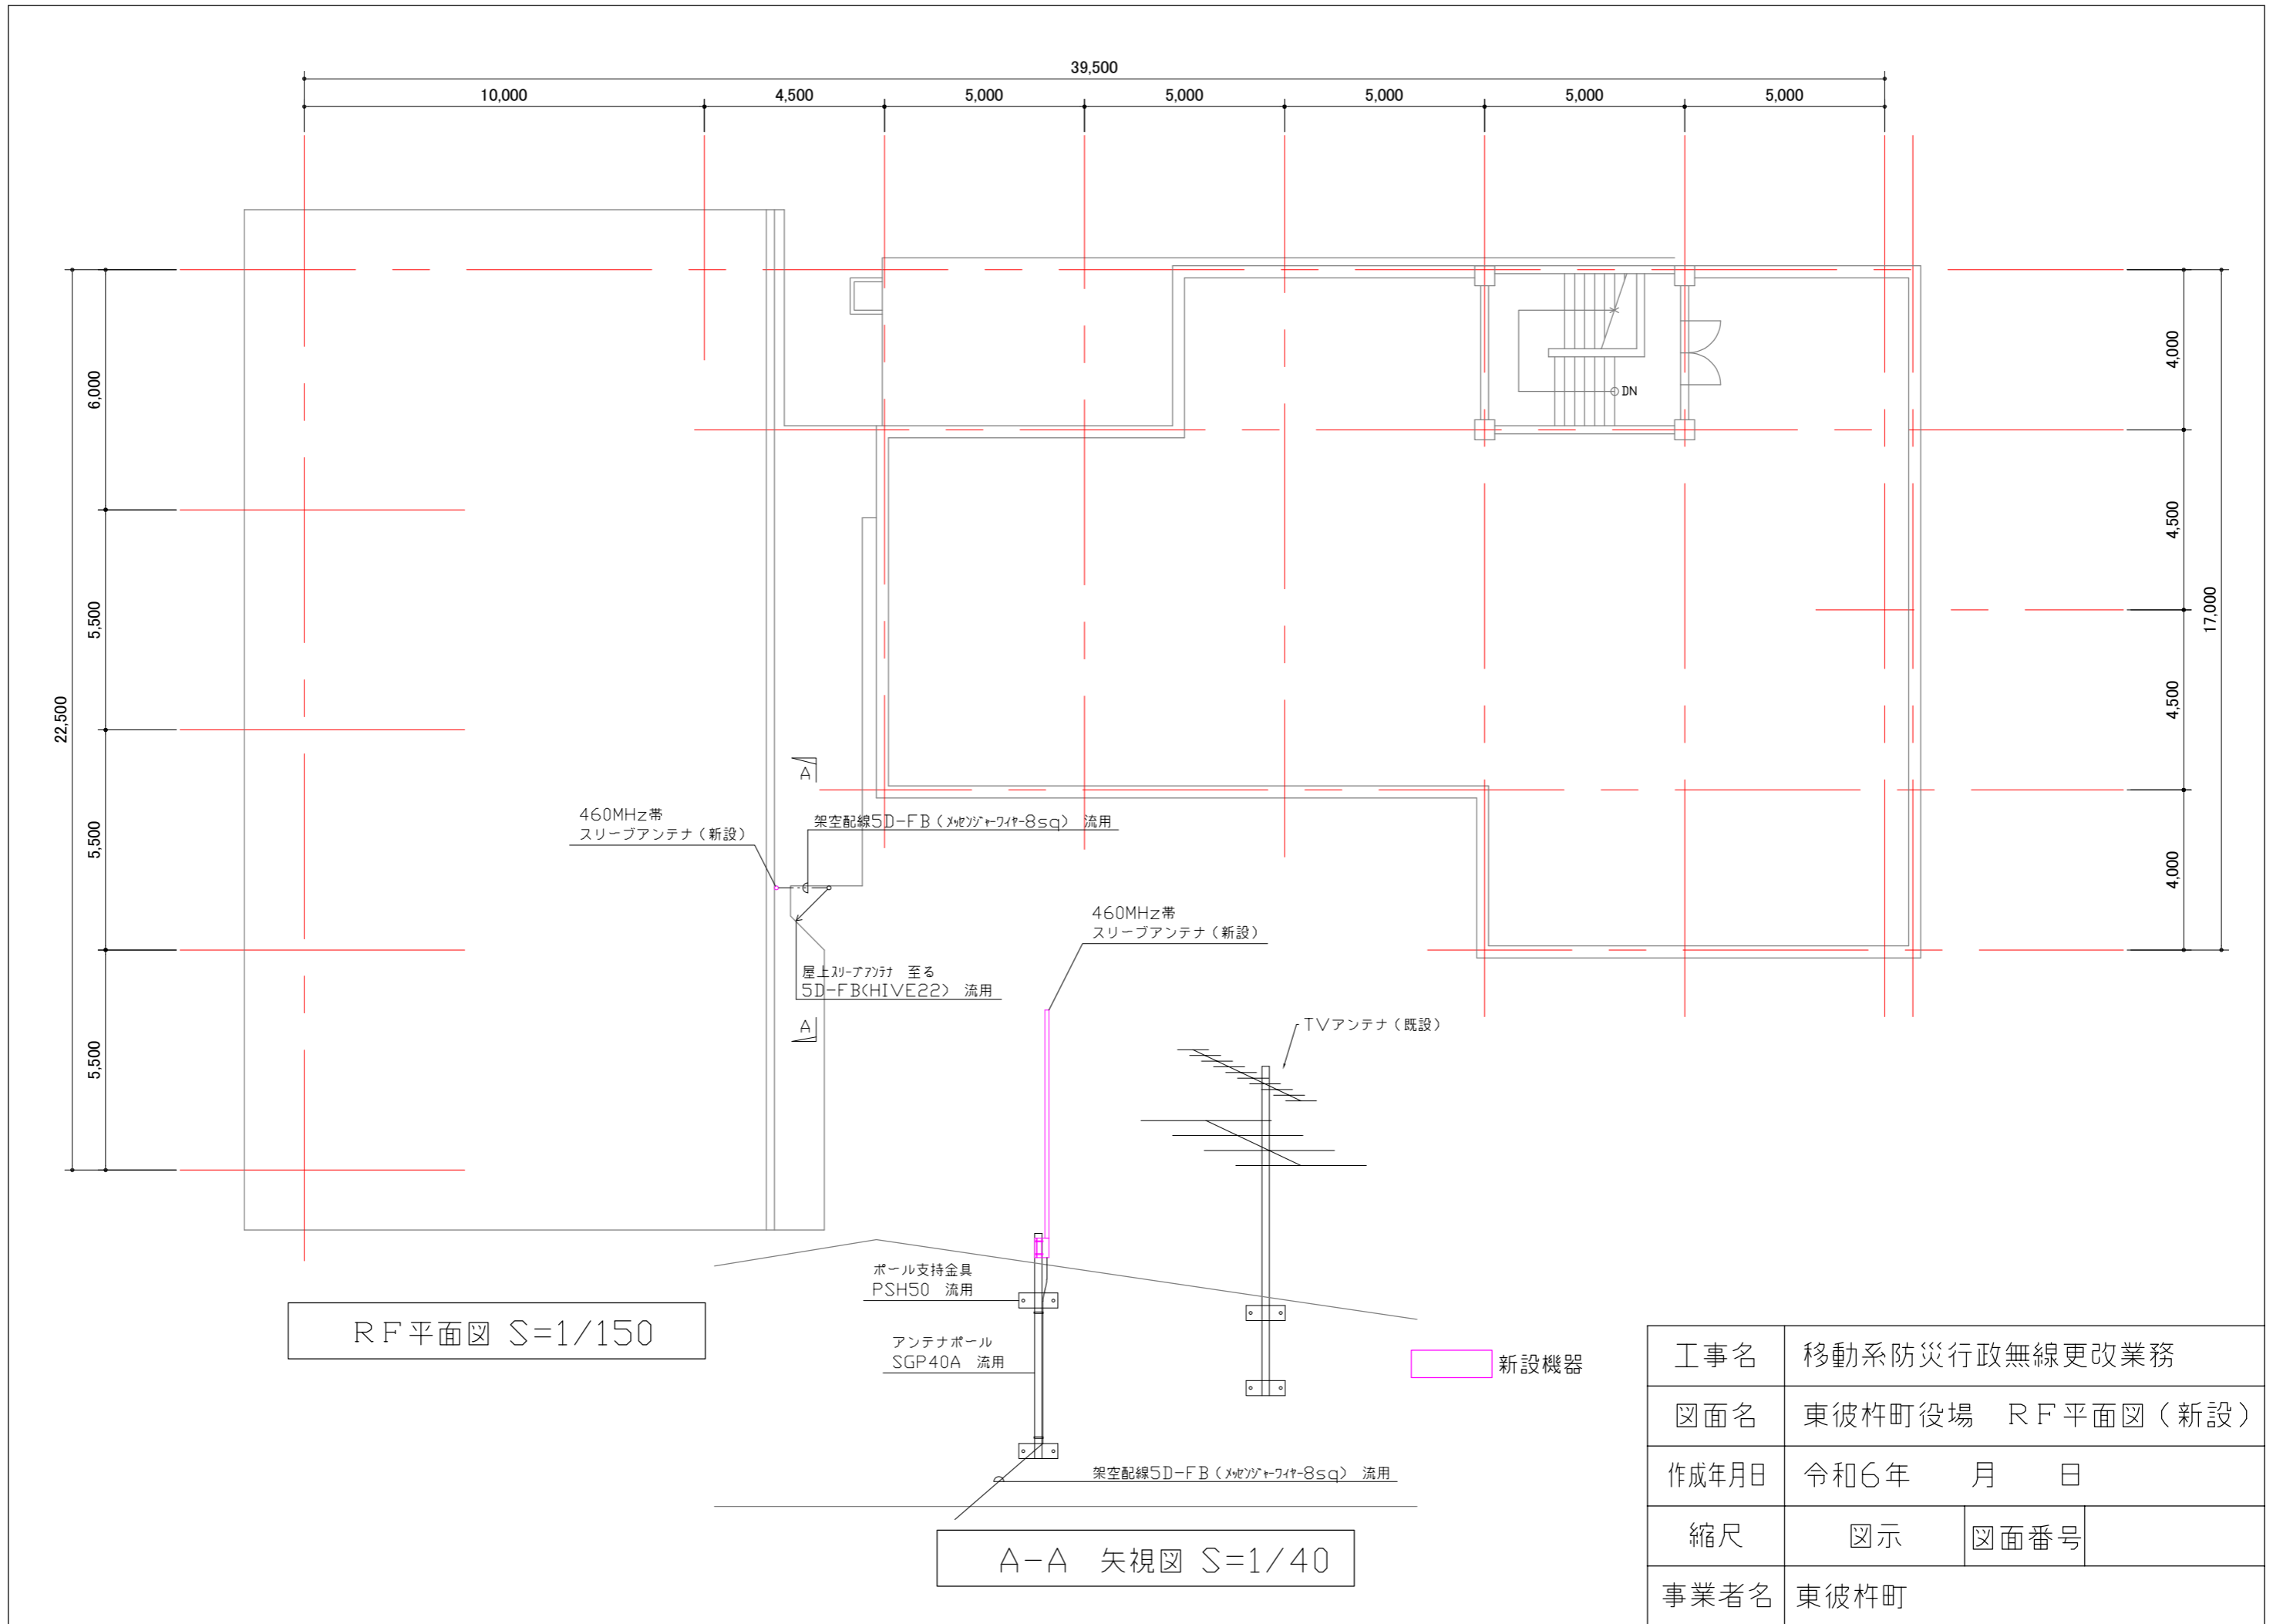

RF平面図 S=1/150

A-A 矢視図 S=1/40


工事名	移動系防災行政無線更改業務		
図面名	東彼杵町役場 RF平面図(新設)		
作成年月日	令和6年	月	日
縮尺	図示	図面番号	
事業者名	東彼杵町		

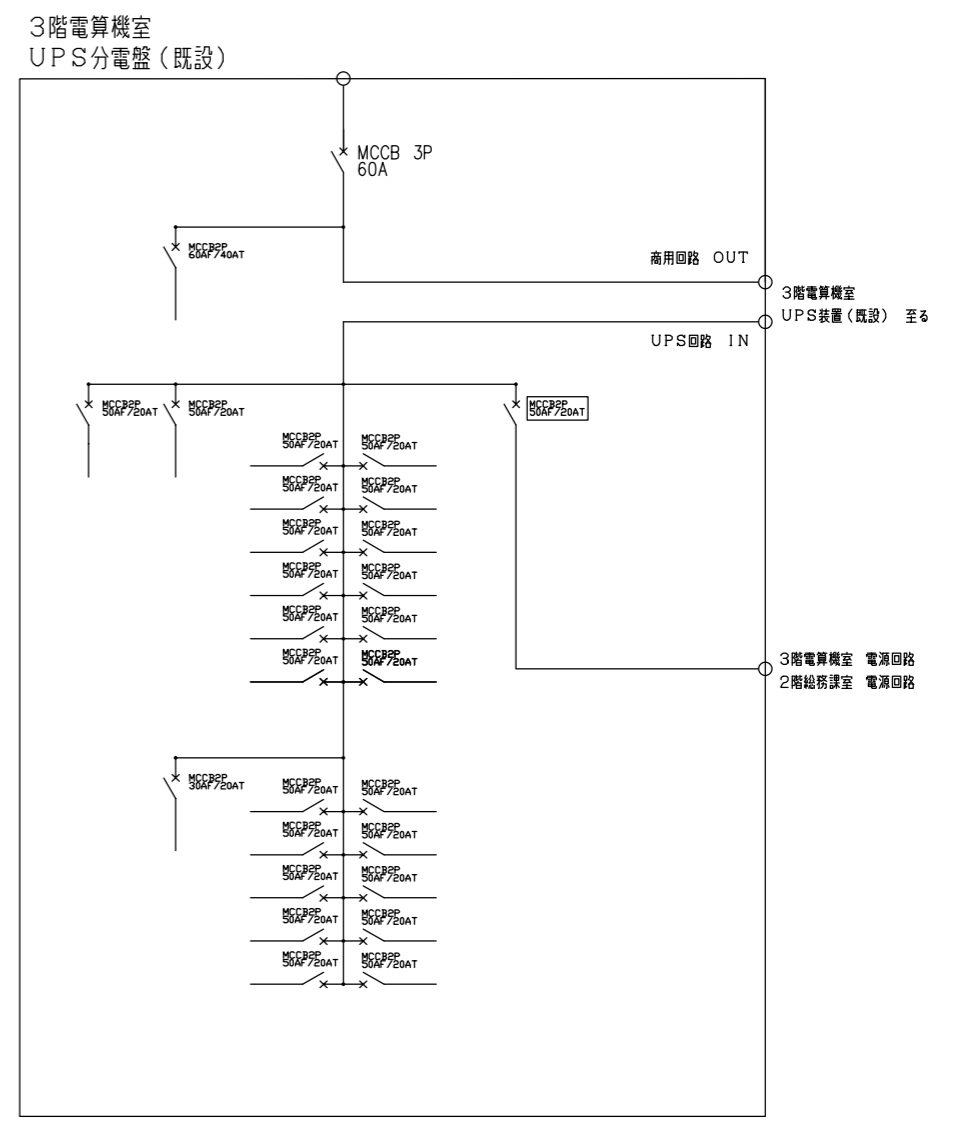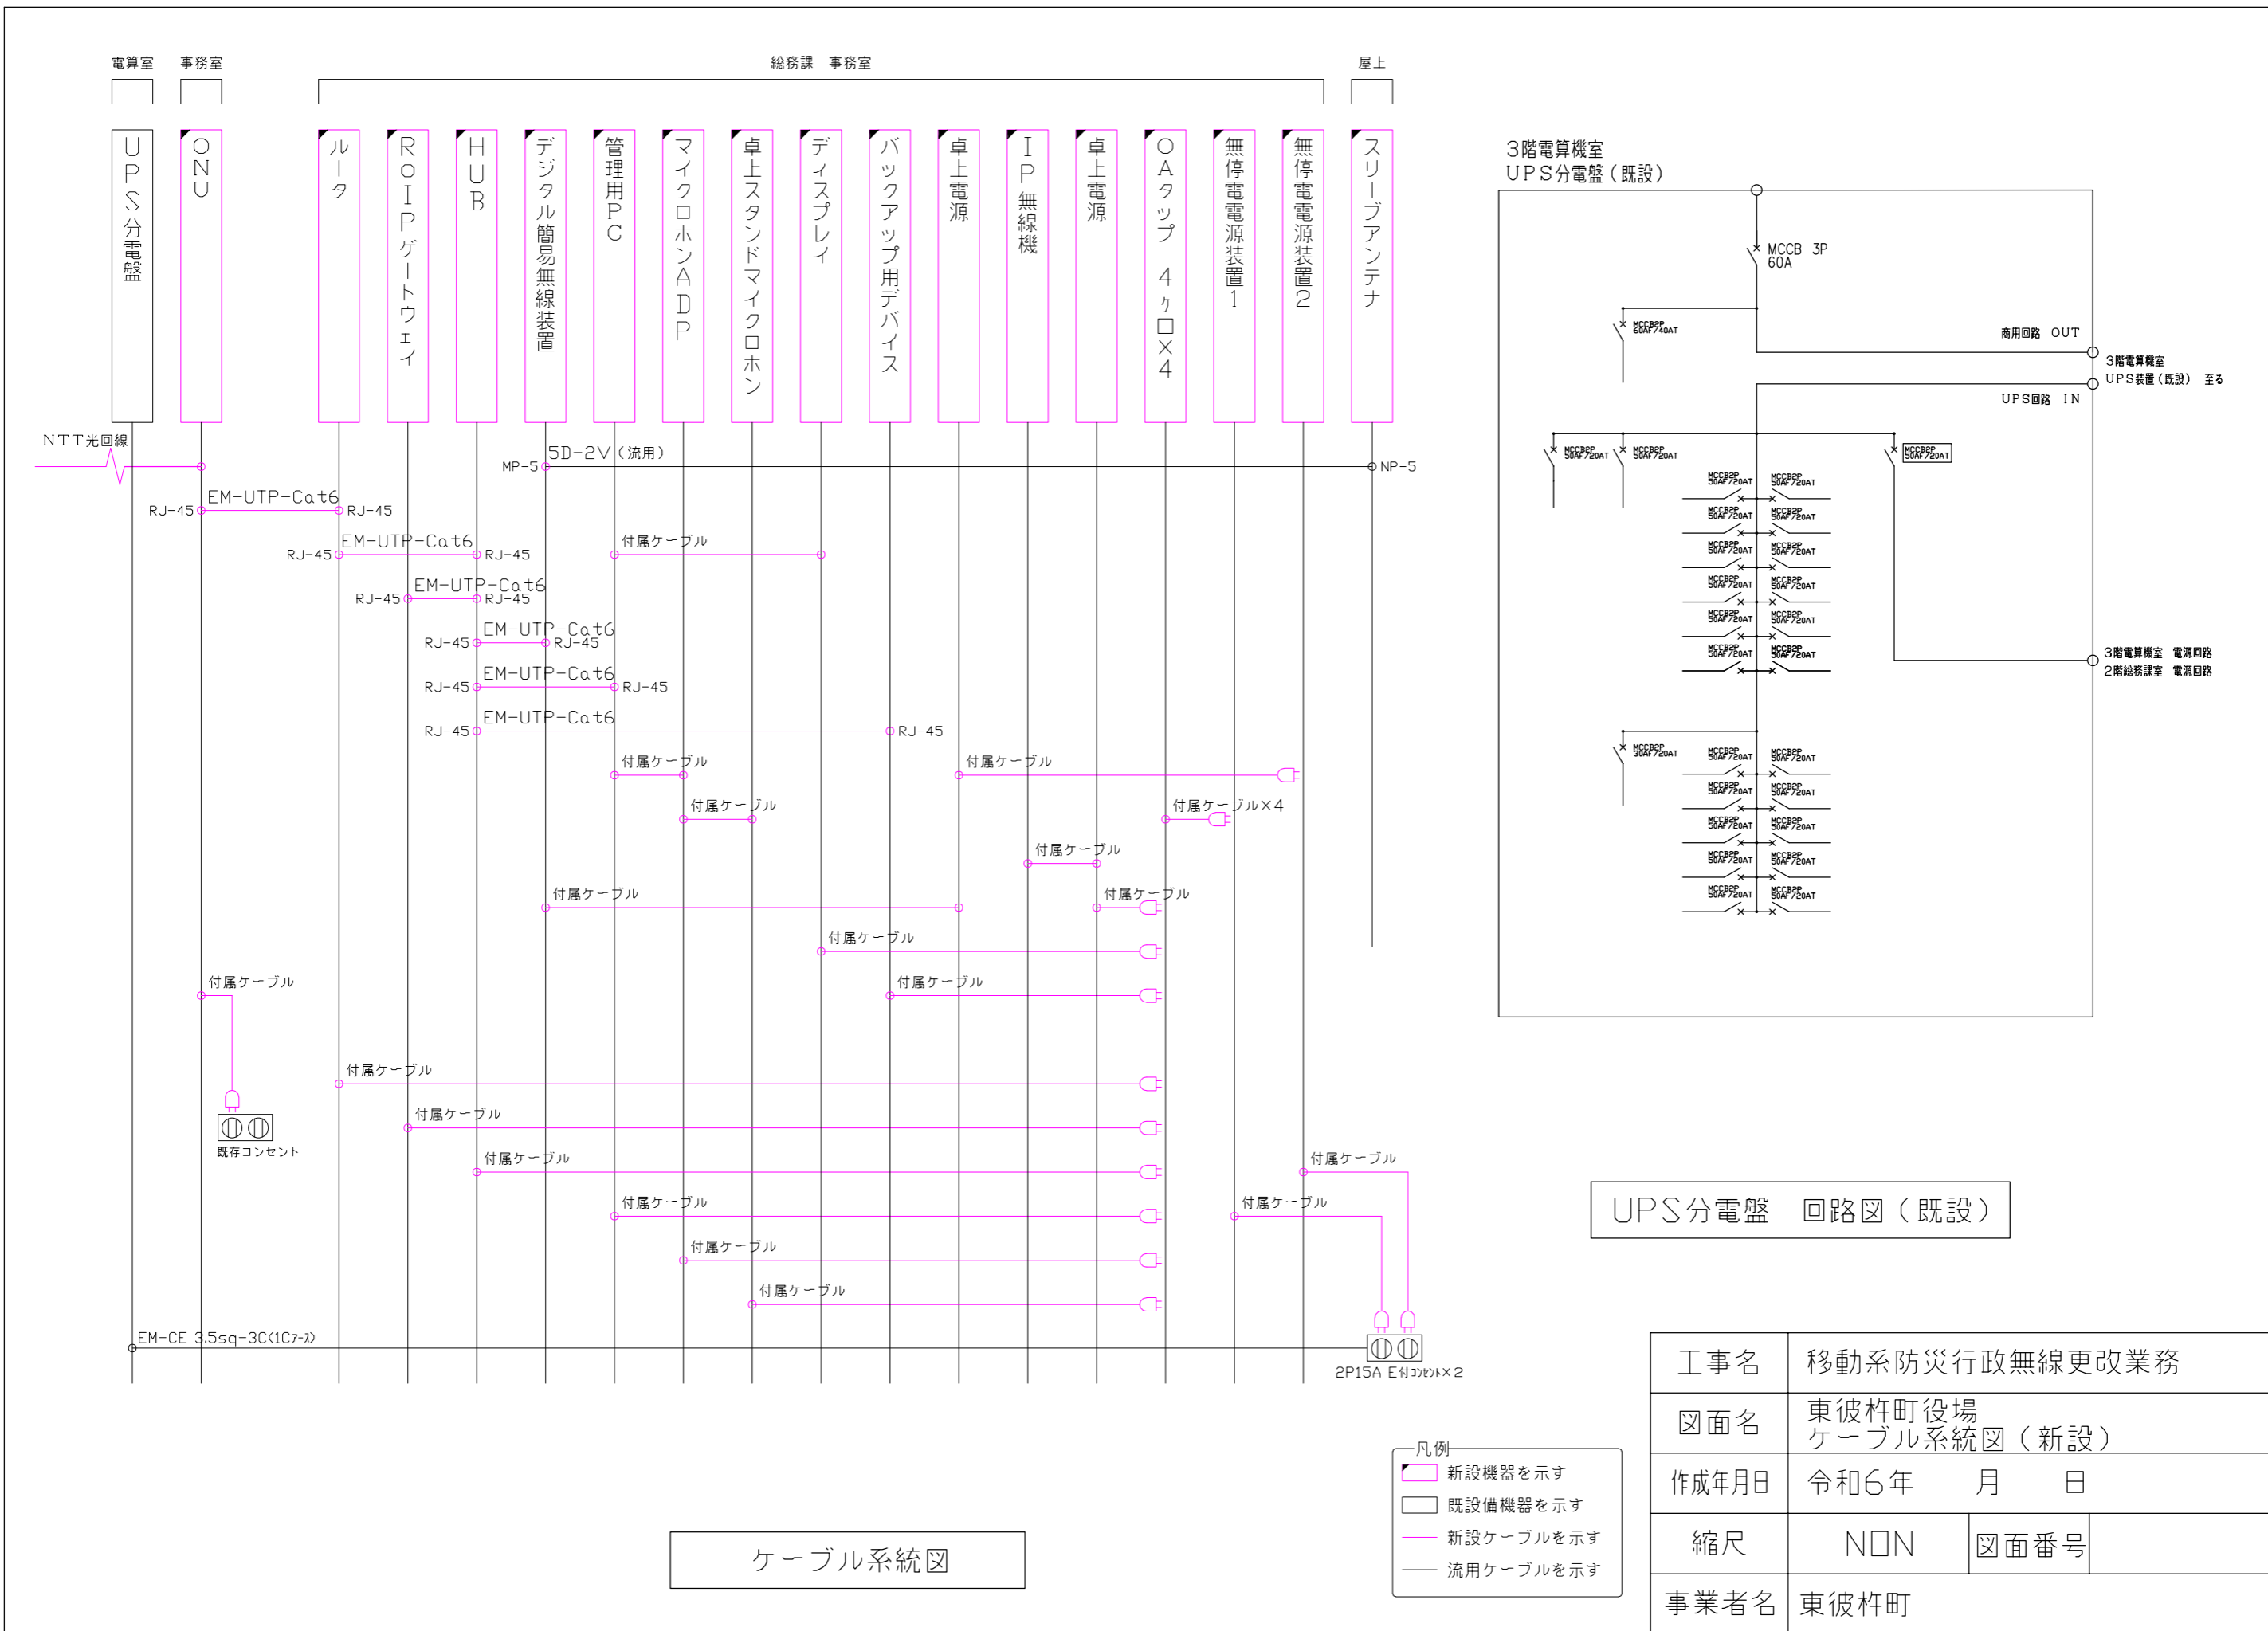

UPS分電盤 回路図 (既設)

工事名	移動系防災行政無線更改業務		
図面名	東彼杵町役場 ケーブル系統図 (新設)		
作成年月日	令和6年	月	日
縮尺	NON	図面番号	
事業者名	東彼杵町		


- 凡例
- 新設機器を示す
 - 既設備機器を示す
 - 新設ケーブルを示す
 - 流用ケーブルを示す

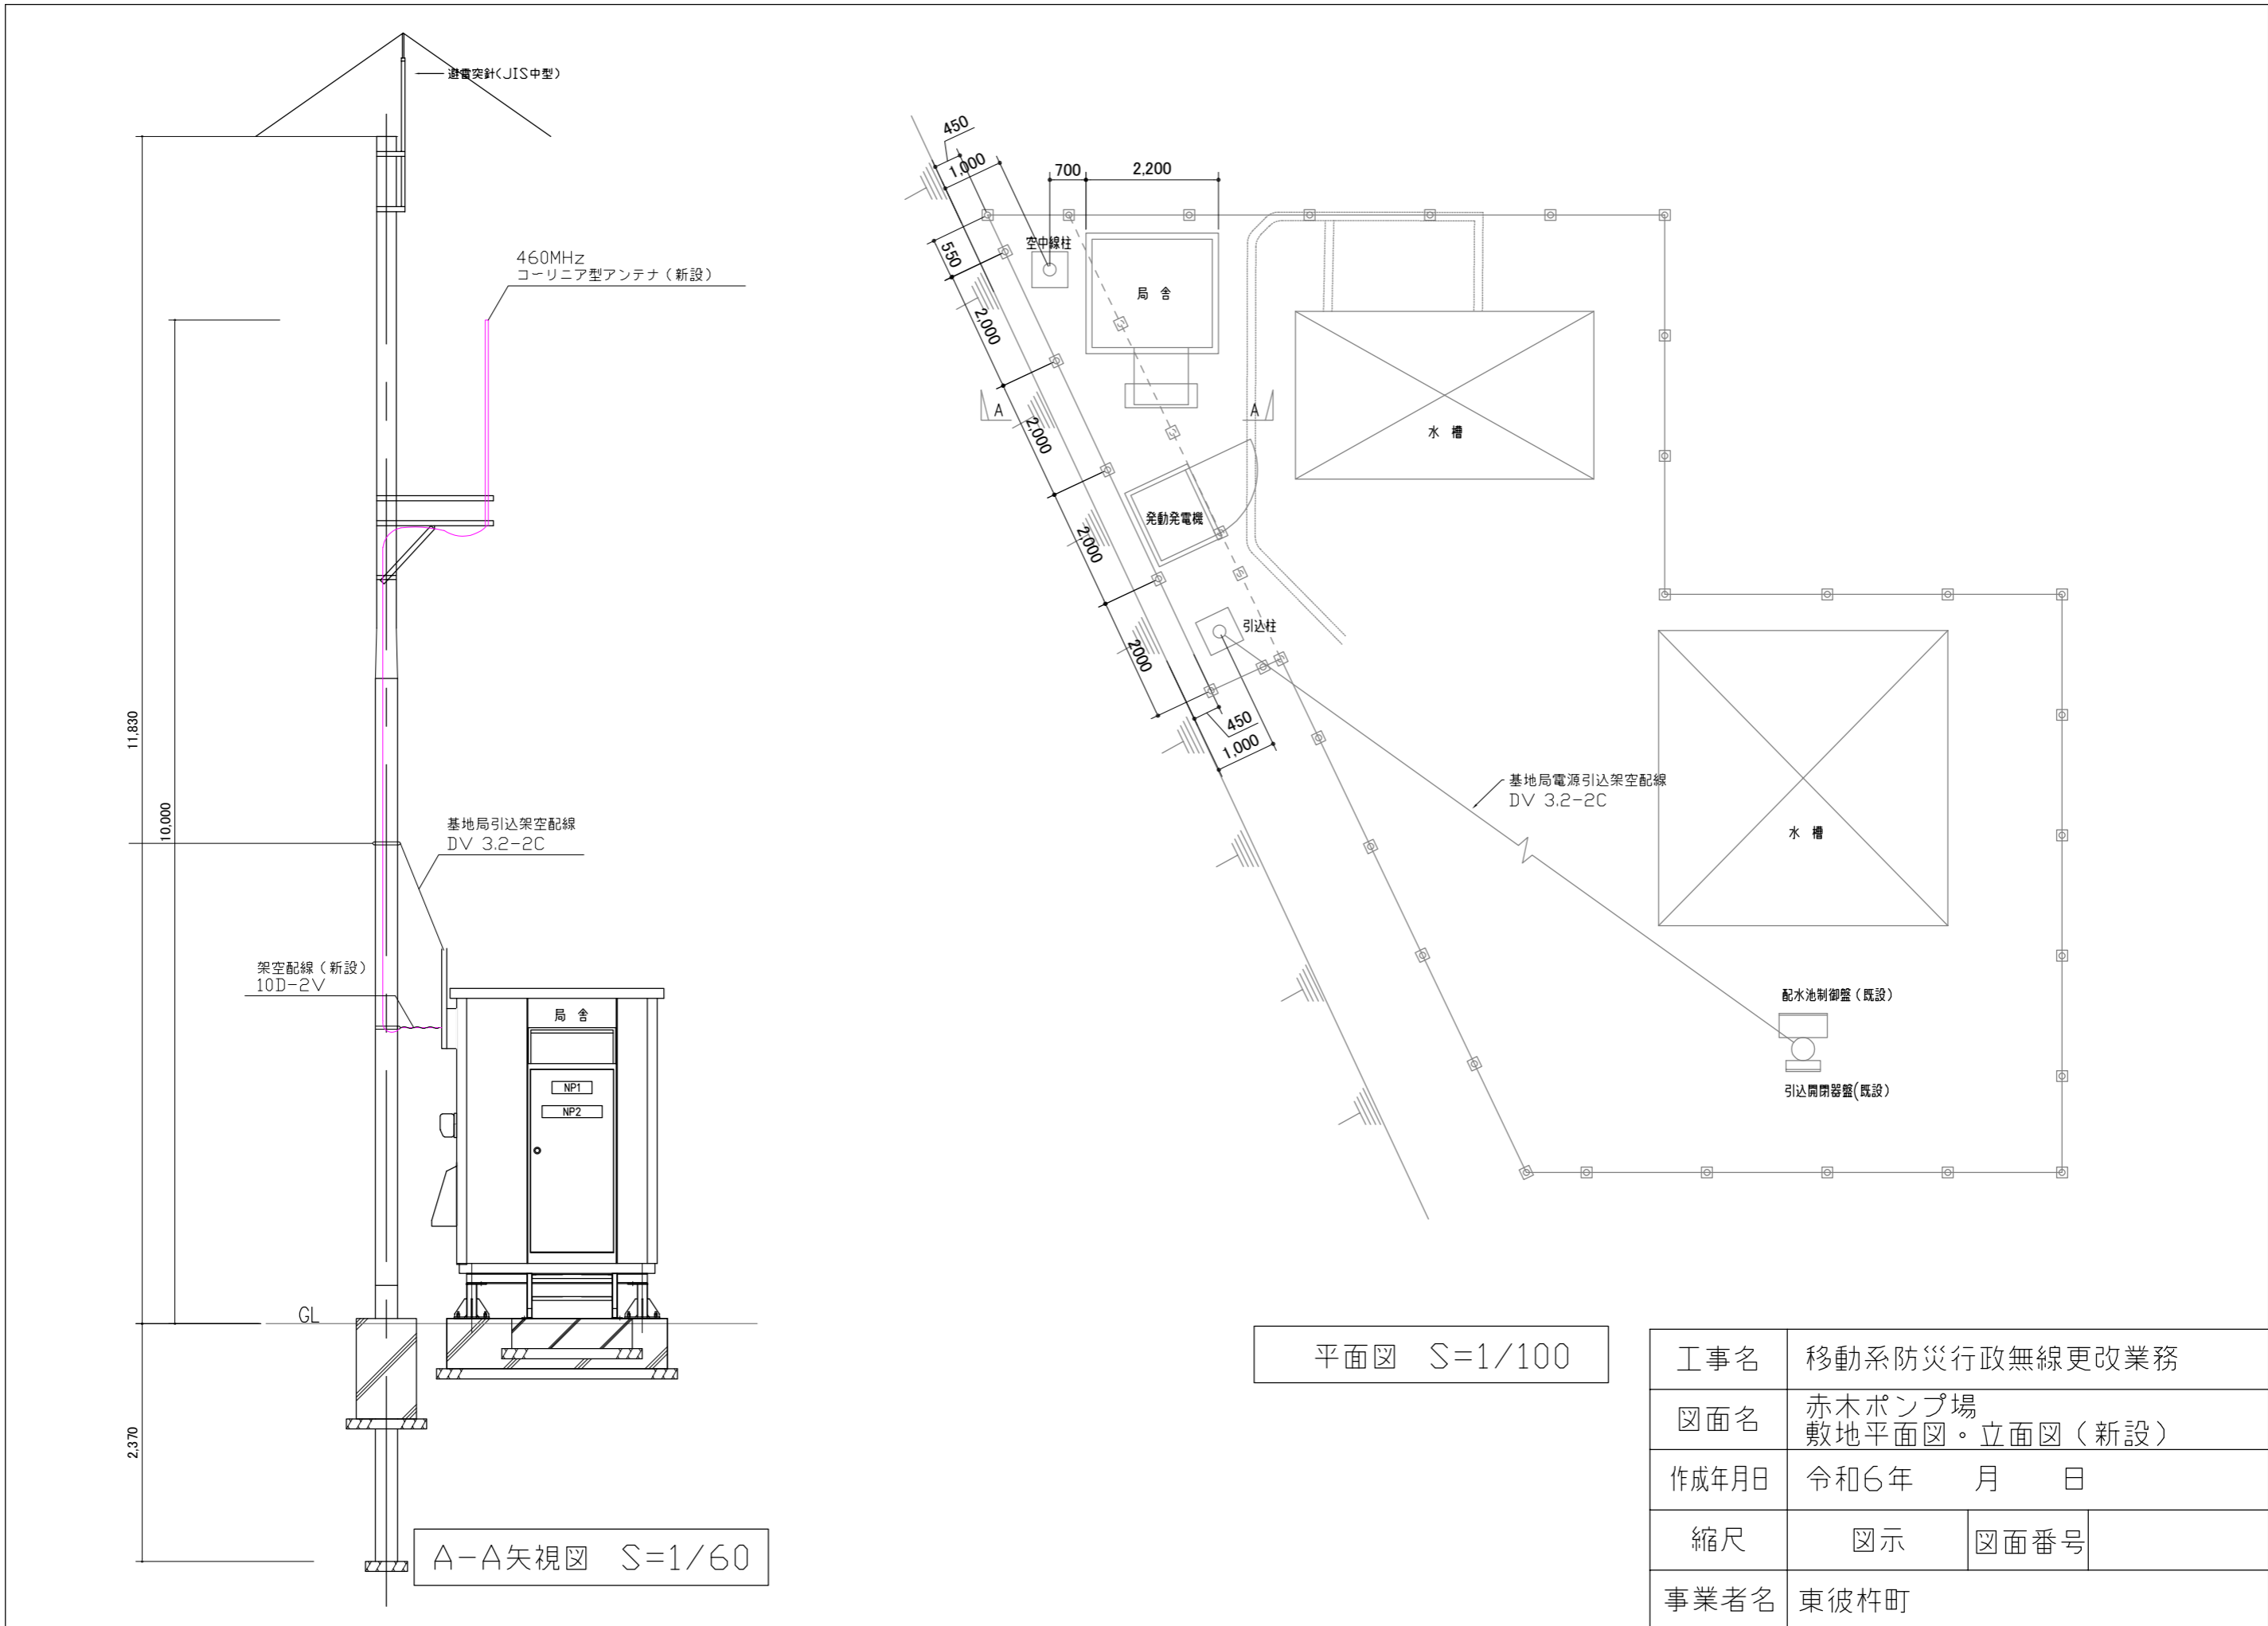


平面図 S=1/100

A-A矢視図 S=1/60


工事名	移動系防災行政無線更改業務		
図面名	赤木ポンプ場 敷地平面図・立面図 (新設)		
作成年月日	令和6年	月	日
縮尺	図示	図面番号	
事業者名	東彼杵町		

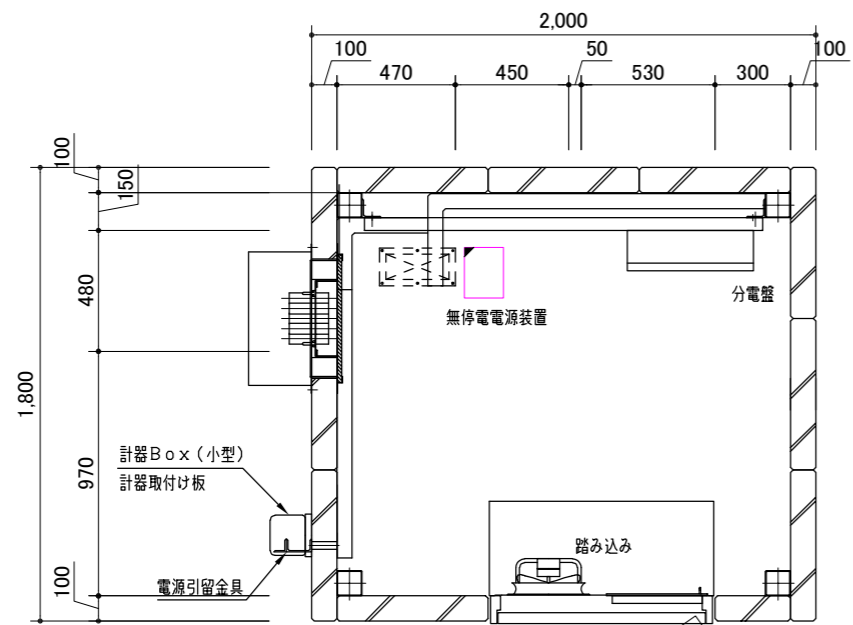


機器配置平面図 S=1/30

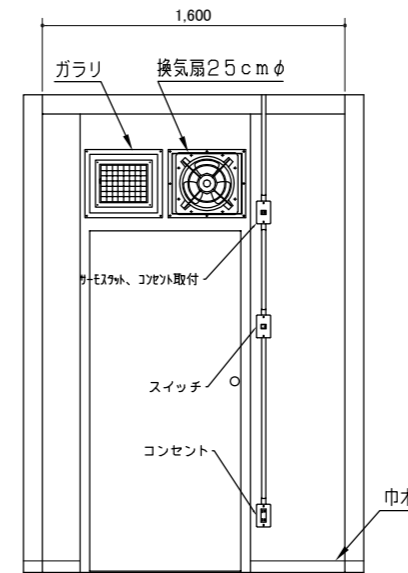


A内視図

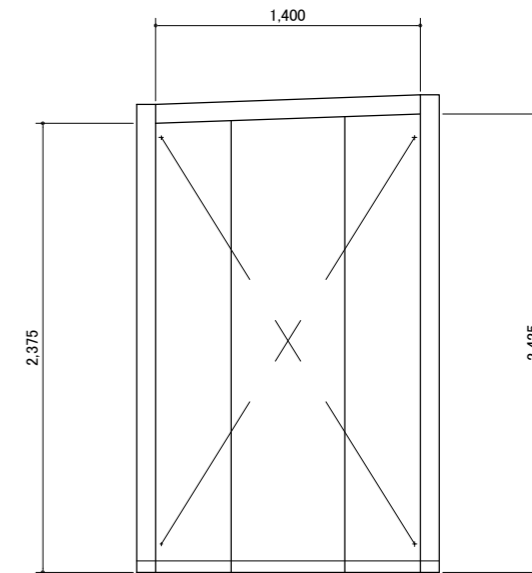


B内視図

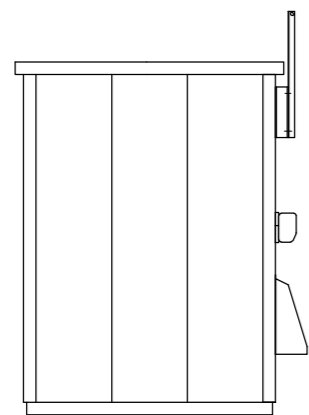


C立面図

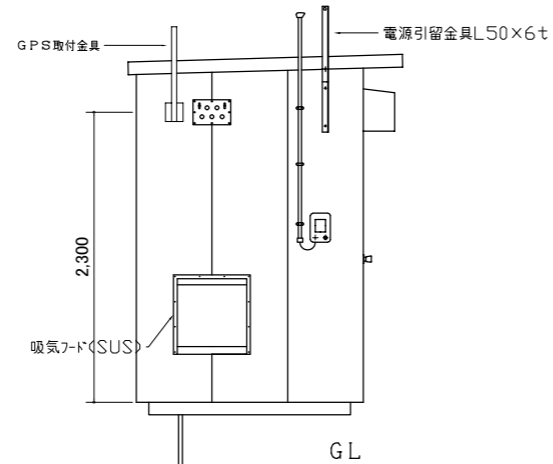

D立面図

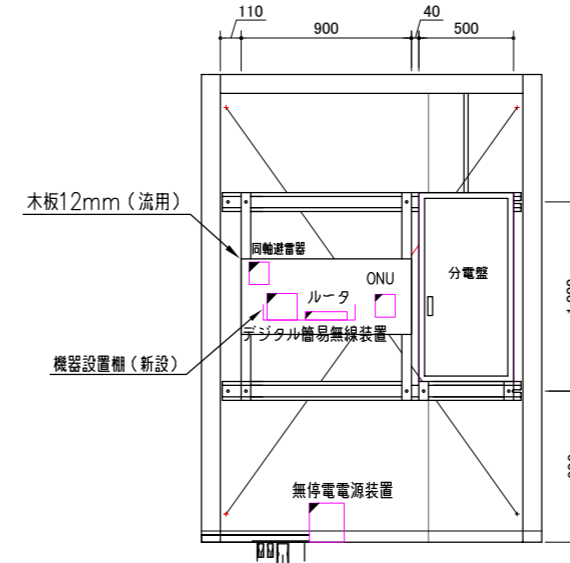


C内視図

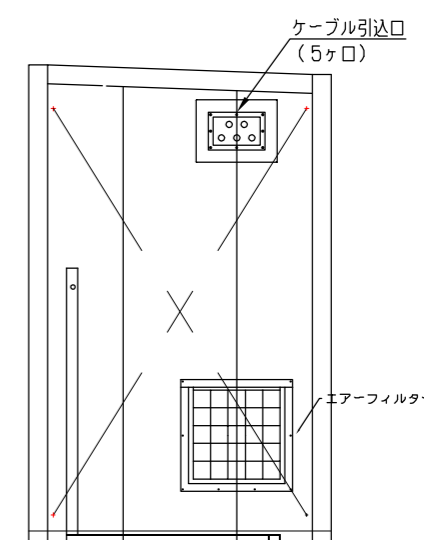


D内視図

内部立面図 S=1/40

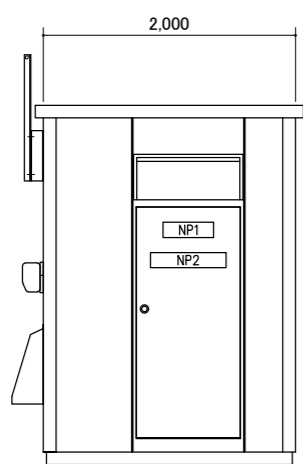


A立面図

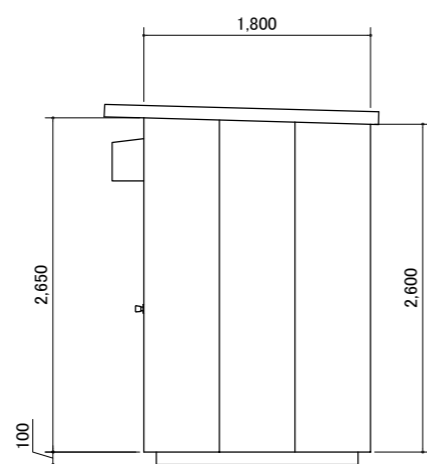


B立面図

外部立面図 S=1/60

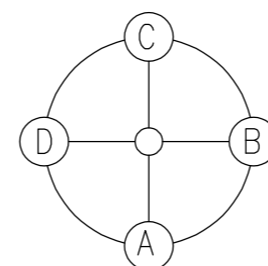


新設機器

工事名	移動系防災行政無線更改業務		
図面名	赤木ポンプ場 機器配置平面・立面図(新設)		
作成年月日	令和6年	月	日
縮尺	図示	図面番号	
事業者名	東彼杵町		

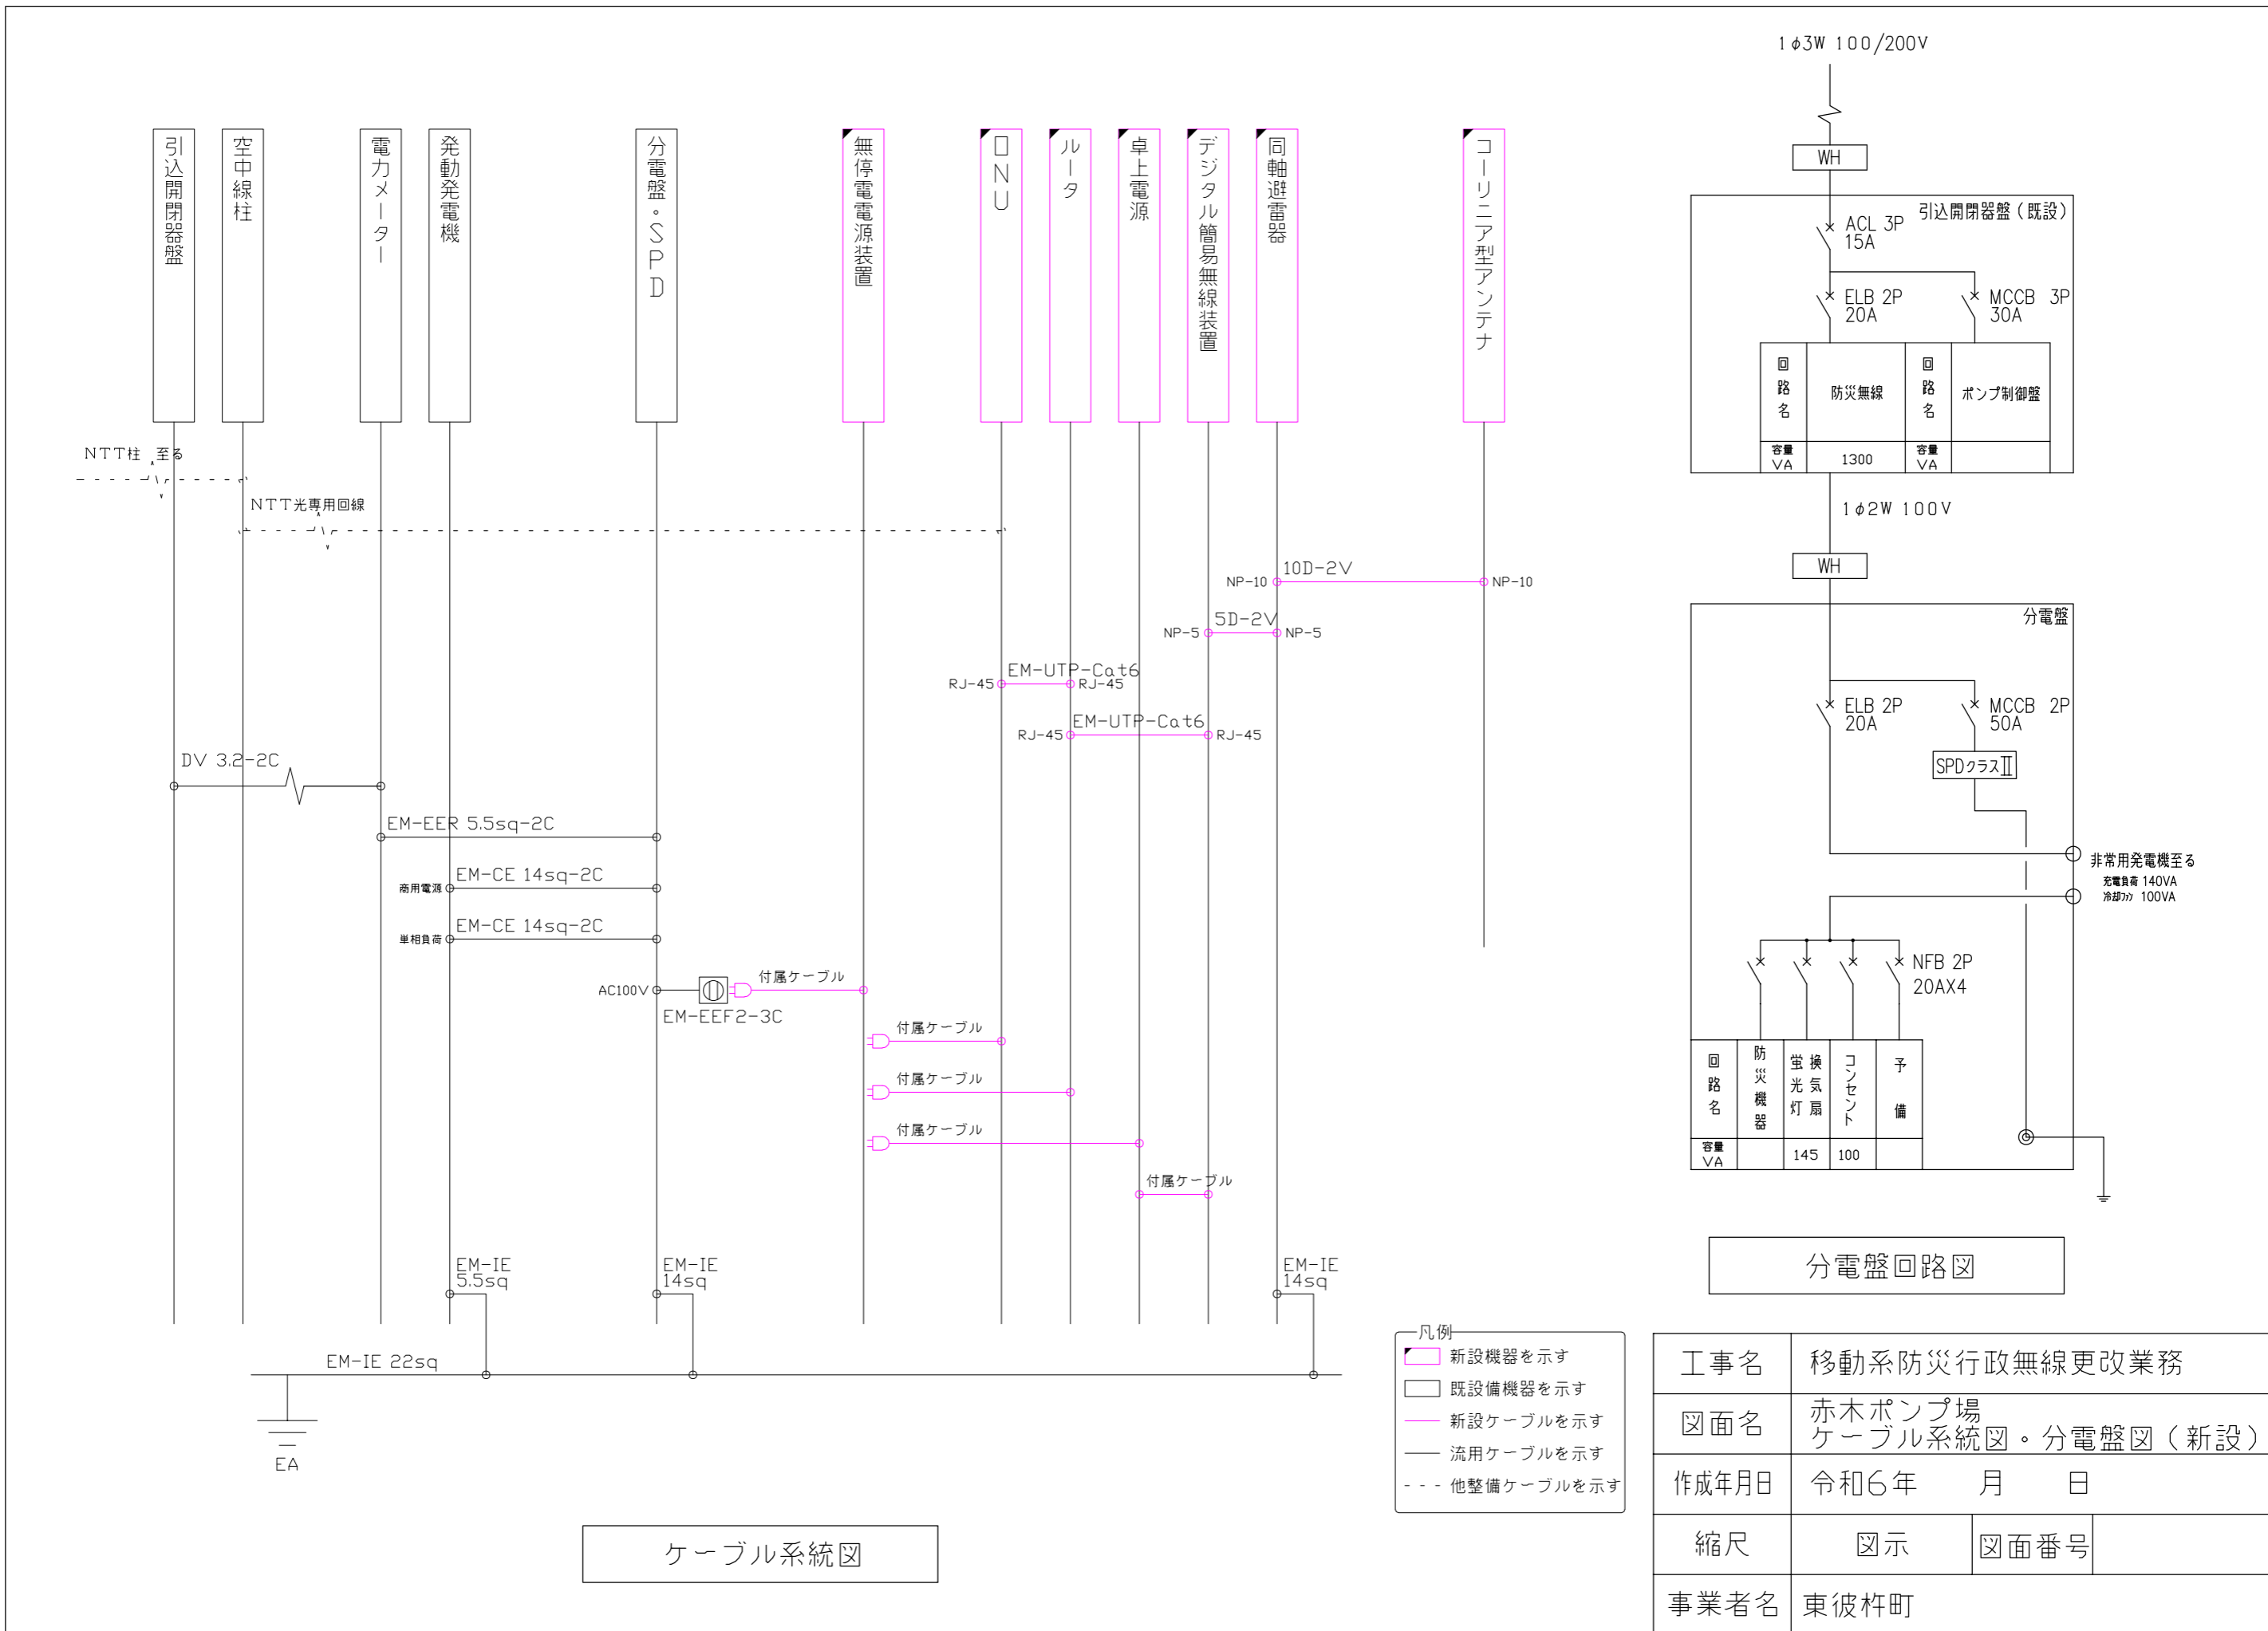


ケーブル系統図

- 凡例
- 新設機器を示す
 - 既設備機器を示す
 - 新設ケーブルを示す
 - 流用ケーブルを示す
 - 他整備ケーブルを示す

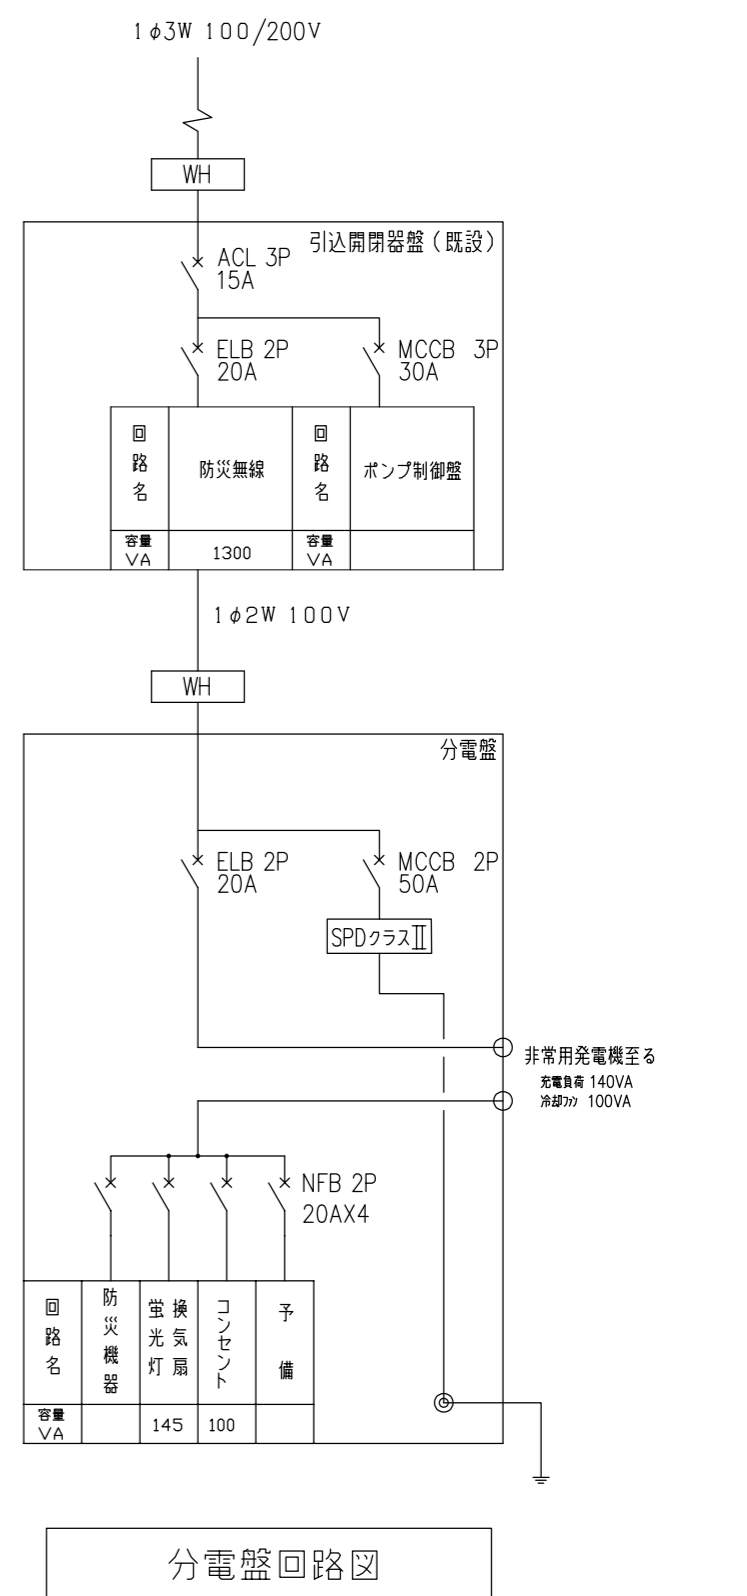


分電盤回路図

工事名	移動系防災行政無線更改業務		
図面名	赤木ポンプ場 ケーブル系統図・分電盤図（新設）		
作成年月日	令和6年	月	日
縮尺	図示	図面番号	
事業者名	東彼杵町		

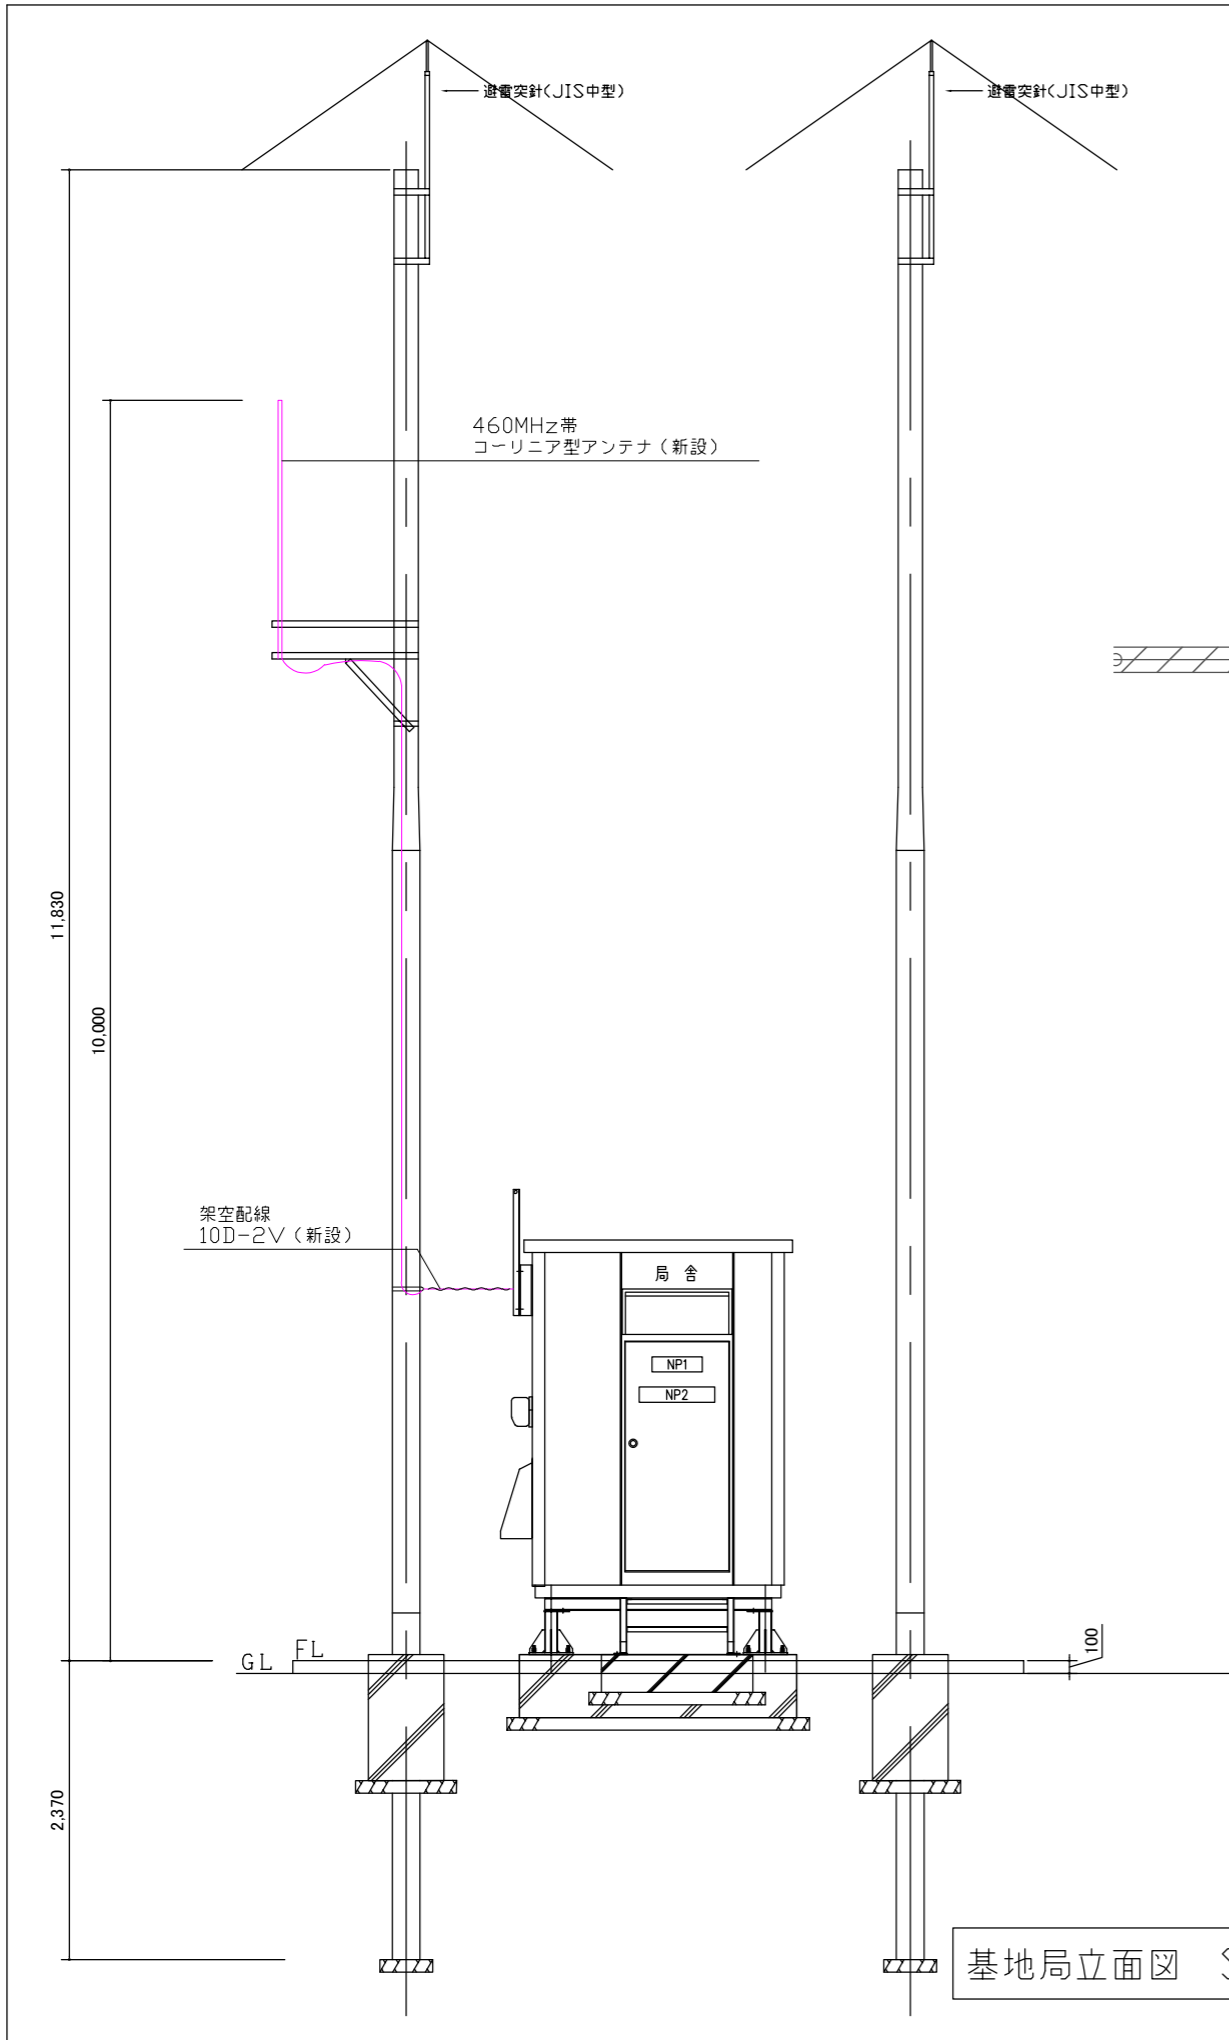


基地局立面図 S=1/60

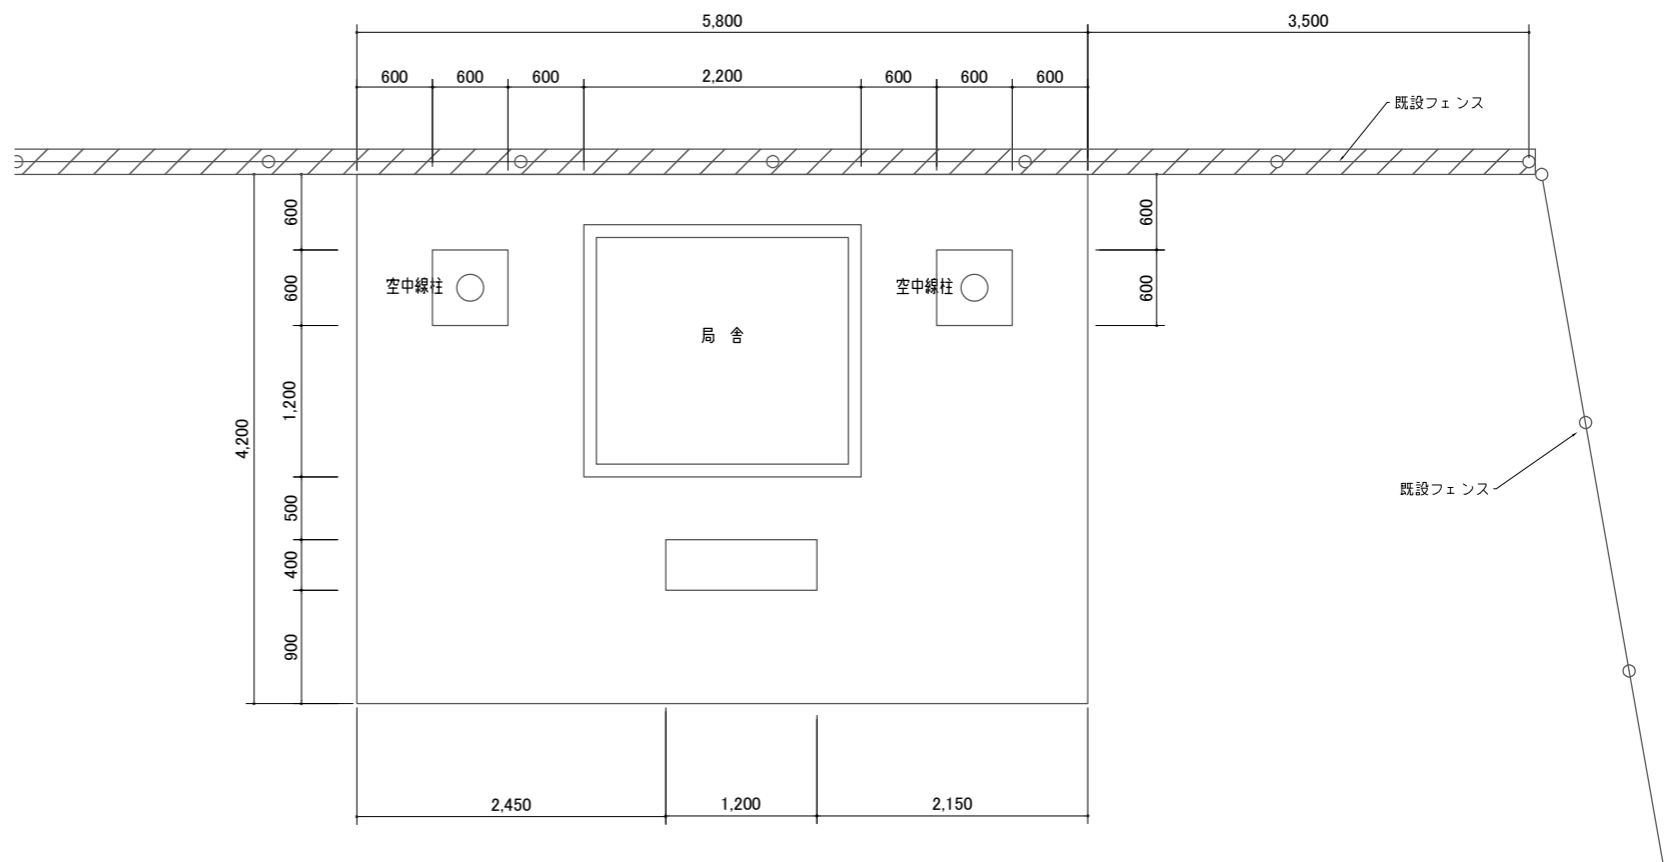


平面図 S=1/60


工事名	移動系防災行政無線更改業務		
図面名	東彼杵浄化センター敷地平面図・立面図 (新設)		
作成年月日	令和6年	月	日
縮尺	図示	図面番号	
事業者名	東彼杵町		

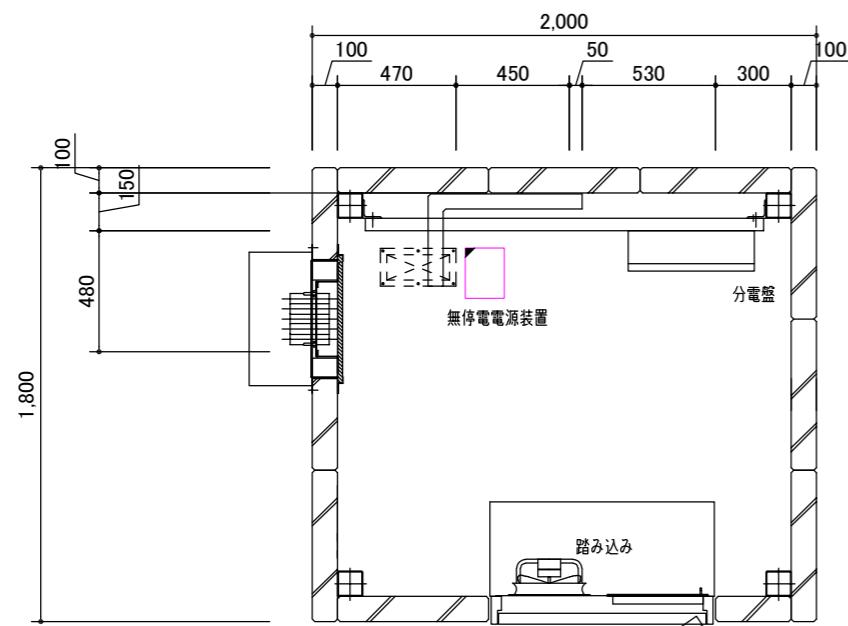


機器配置平面図 S=1/30

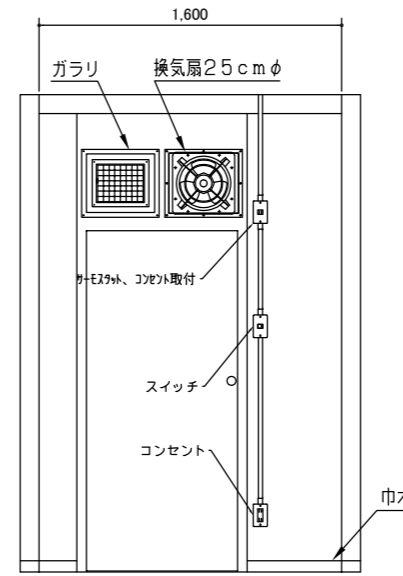


A 内視図 (1:30)

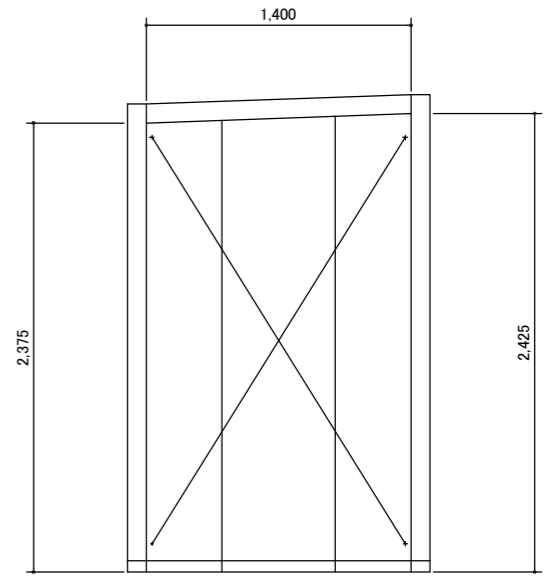


B 内視図

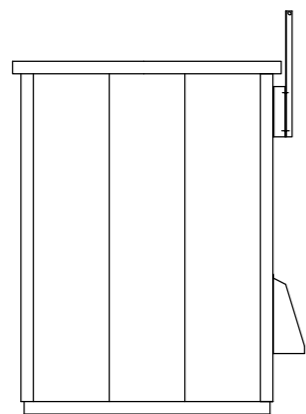


C 立面図

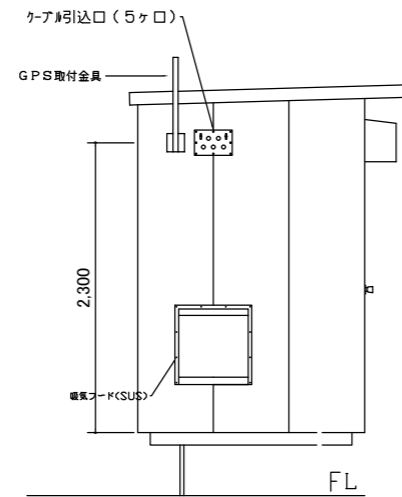


D 立面図

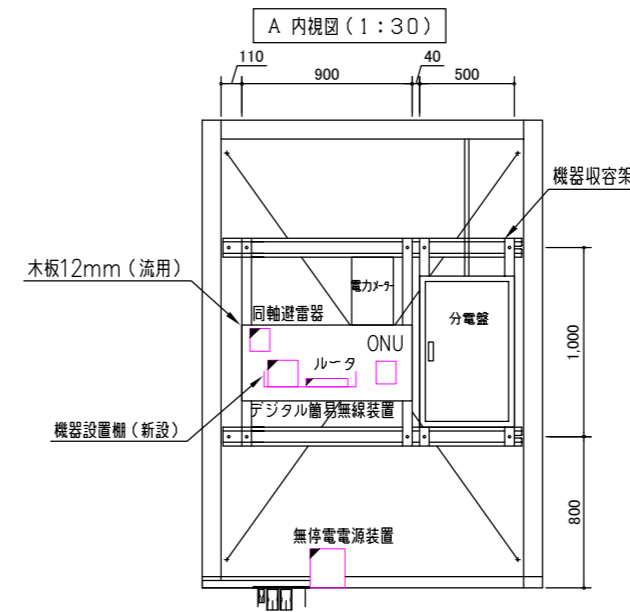


C 内視図

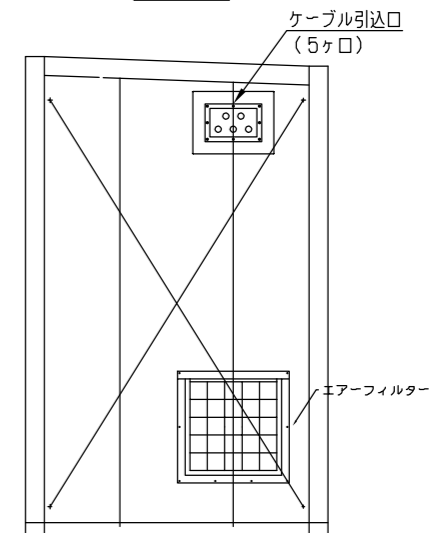

D 内視図

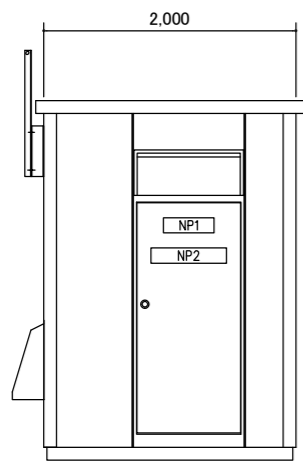


A 立面図

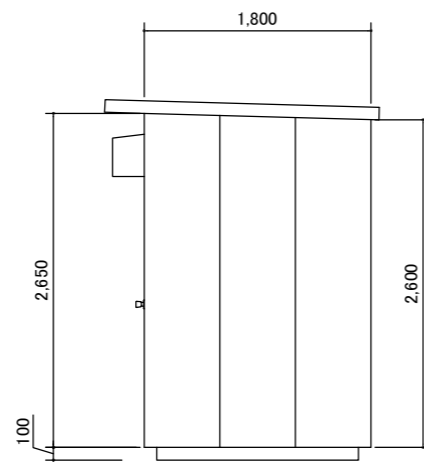

B 立面図


外部立面図 S=1/60

内部立面図 S=1/40

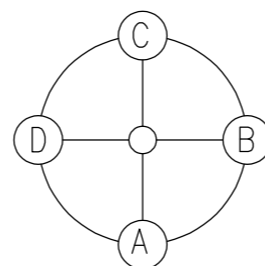


新設機器

工事名	移動系防災行政無線更改業務		
図面名	東彼杵浄化センター 機器配置平面・立面図 (新設)		
作成年月日	令和6年	月	日
縮尺	図示	図面番号	
事業者名	東彼杵町		

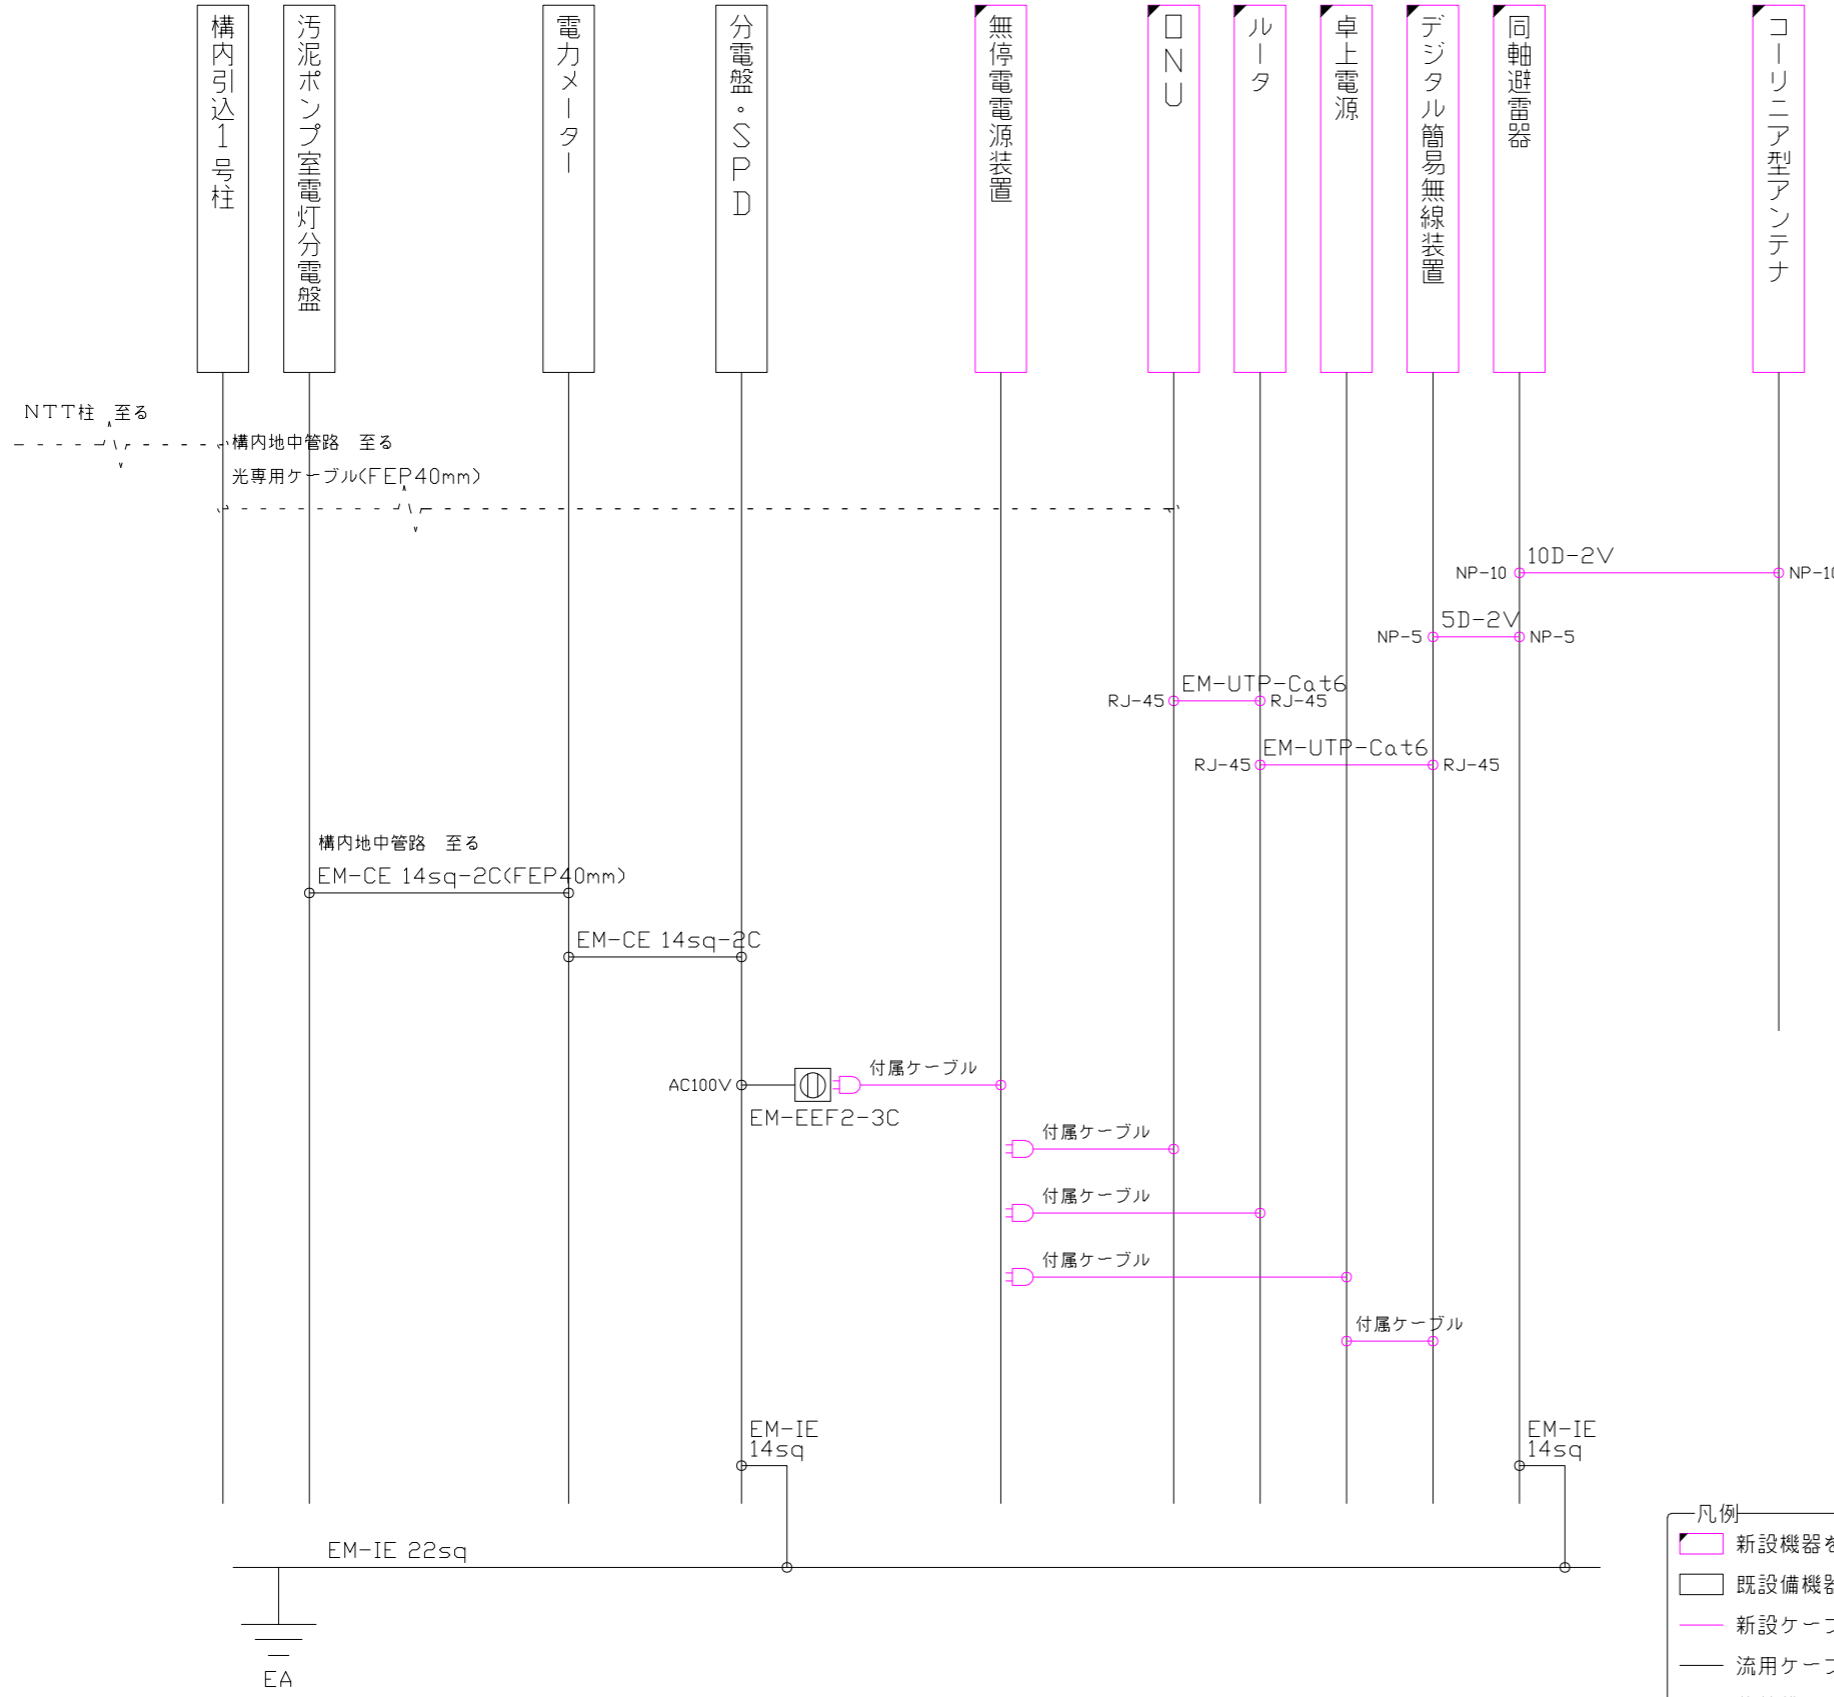



ケーブル系統図

- 凡例
- 新設機器を示す
 - 既設備機器を示す
 - 新設ケーブルを示す
 - 流用ケーブルを示す
 - 他整備ケーブルを示す

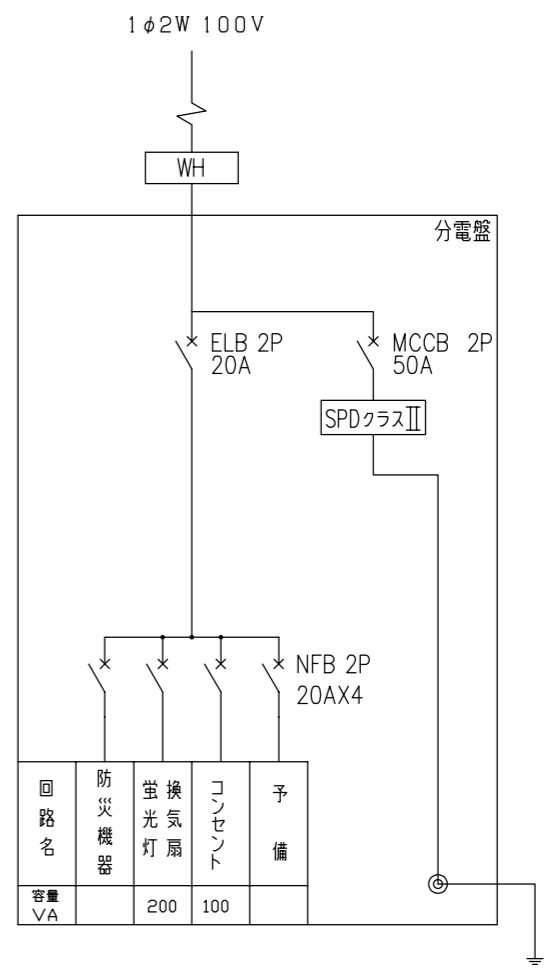


分電盤回路図


工事名	移動系防災行政無線更改業務		
図面名	東彼杵浄化センター ケーブル系統図・分電盤図（新設）		
作成年月日	令和6年	月	日
縮尺	図示	図面番号	
事業者名	東彼杵町		

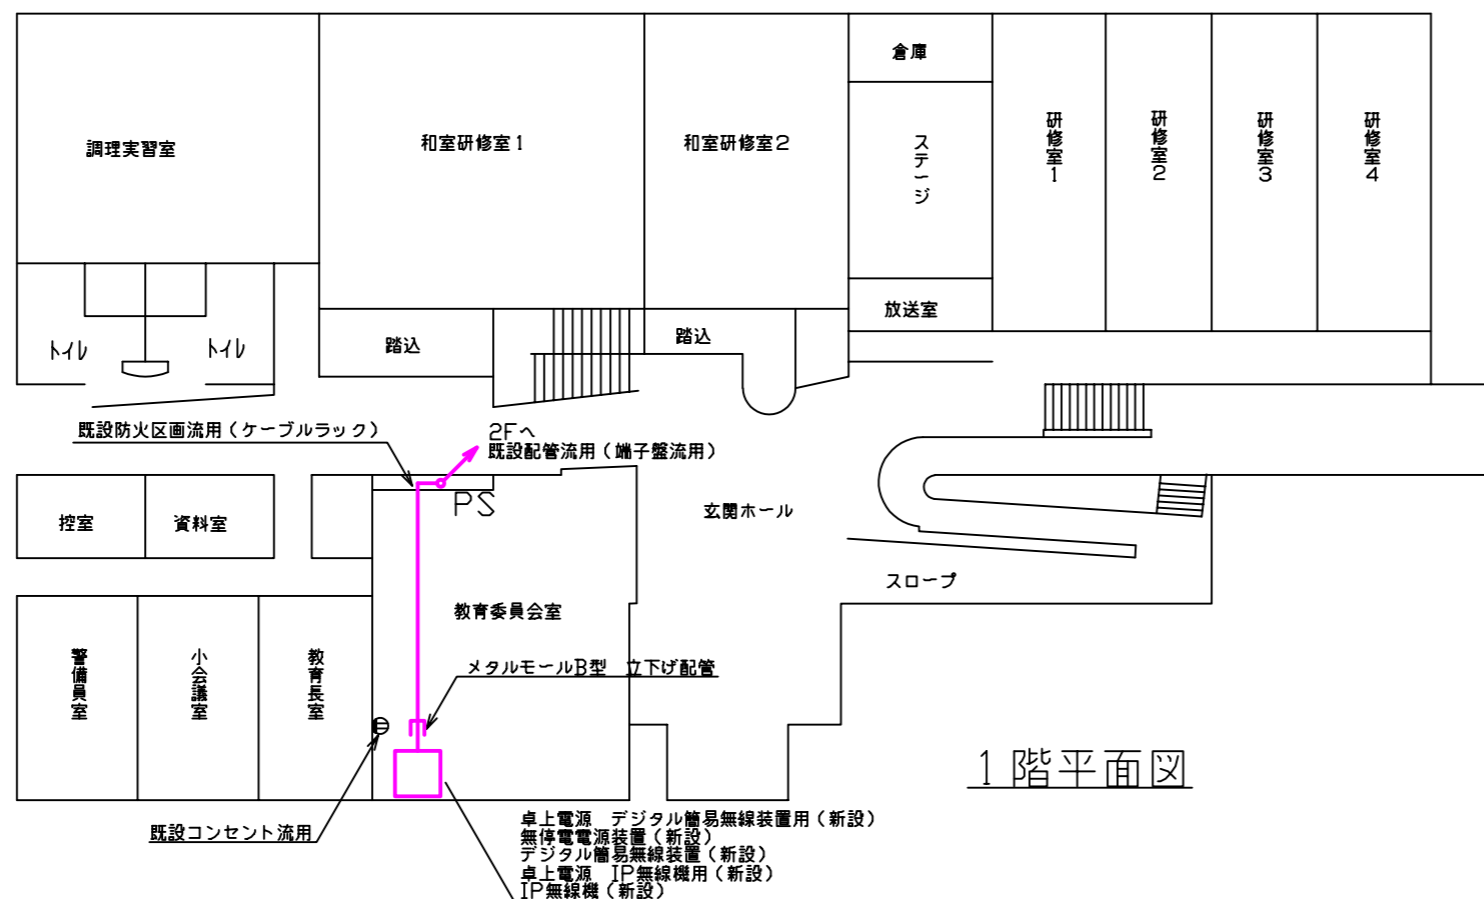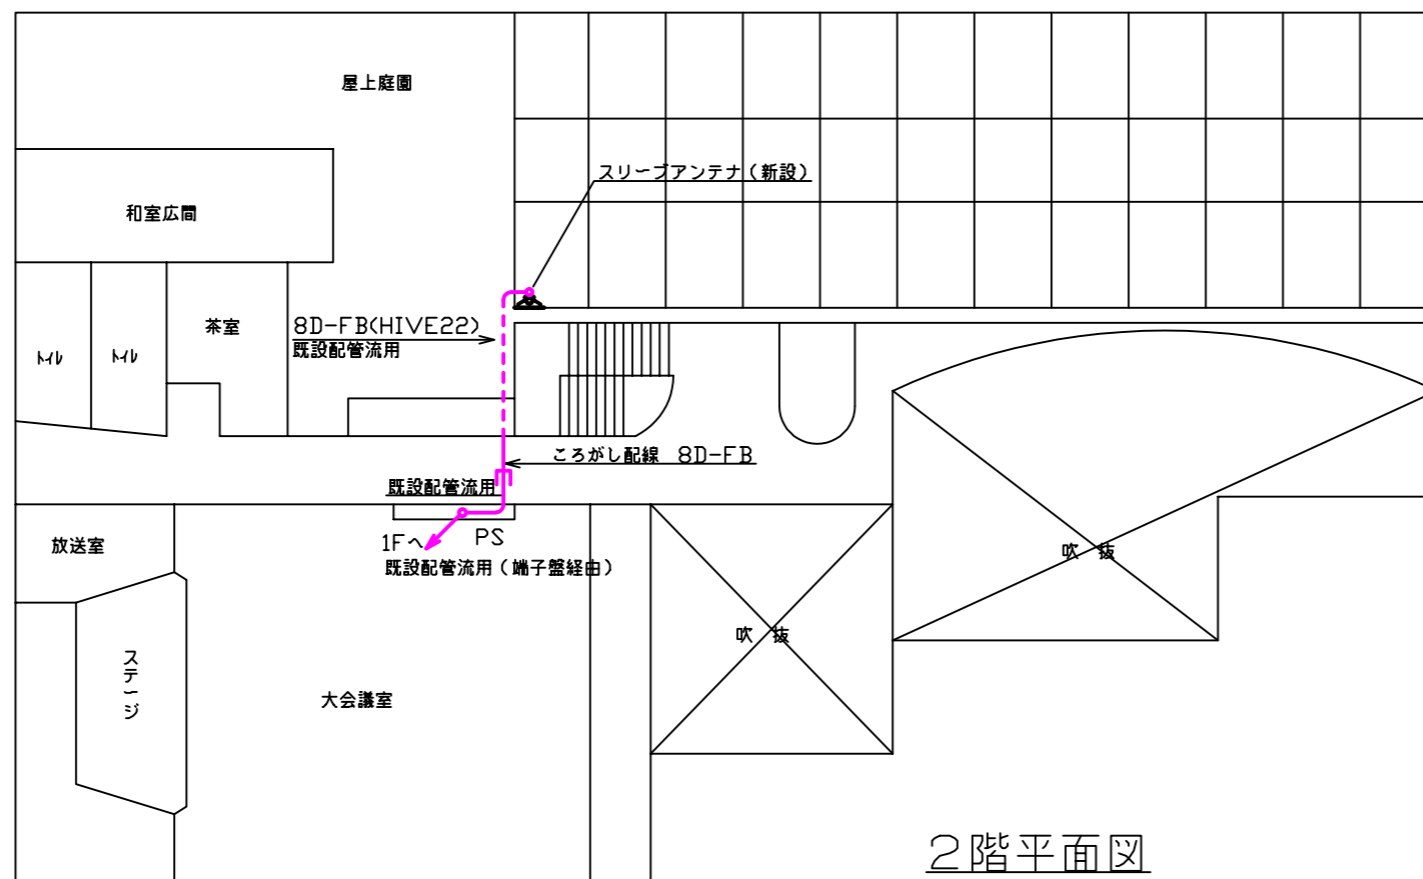

工事名	移動系防災行政無線更改業務		
図面名	東彼杵町総合会館 1階・2階 平面図		
作成年月日	令和6年	月	日
縮尺	図示	図面番号	
事業者名	東彼杵町		

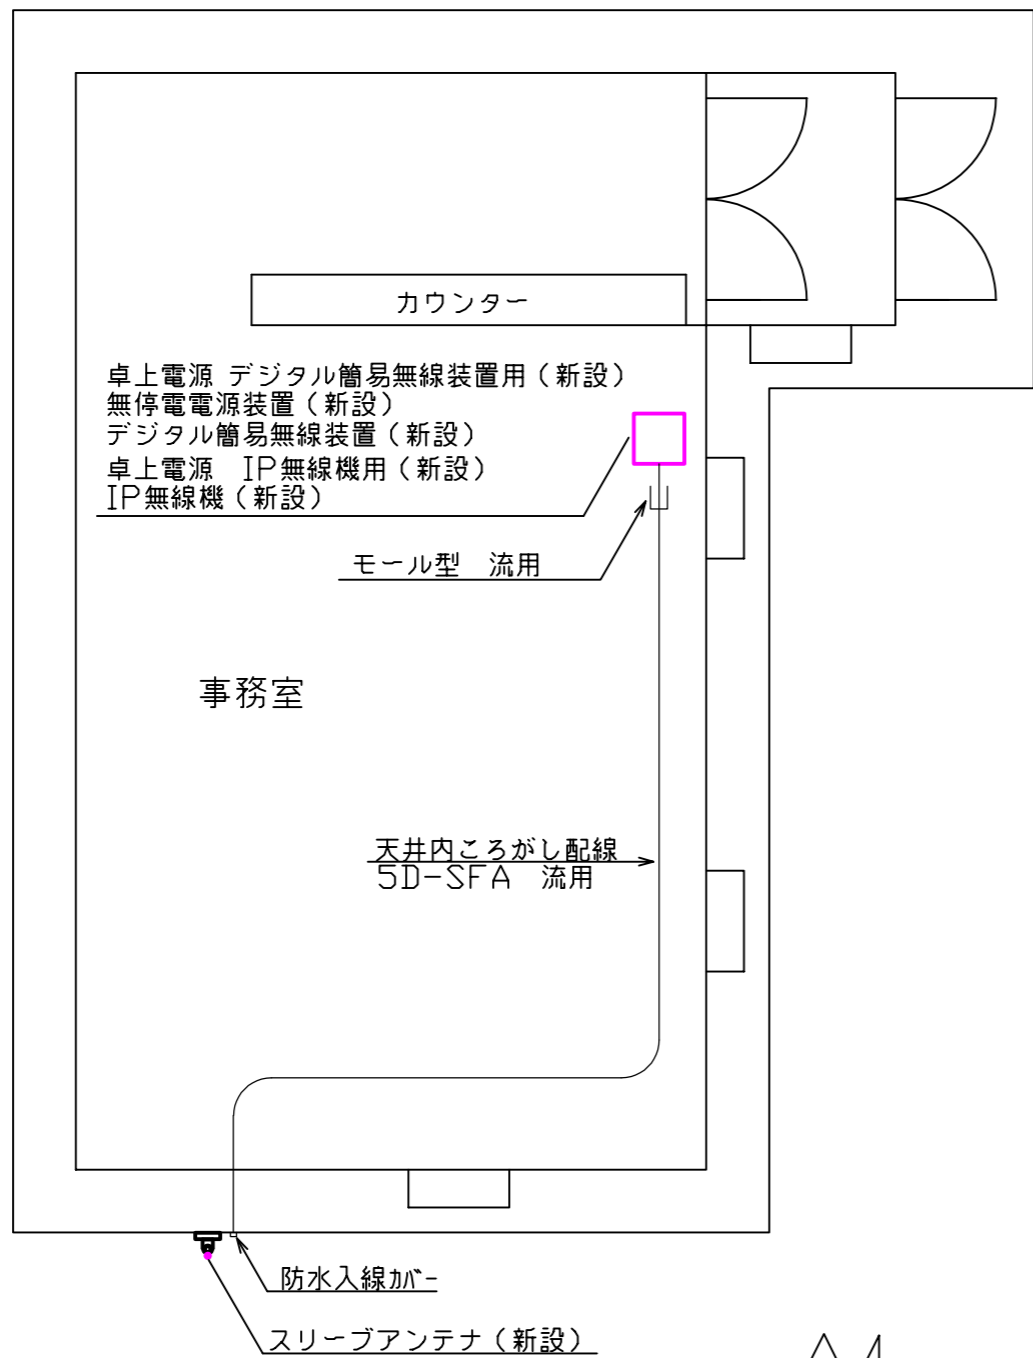


平面図 S=1/60

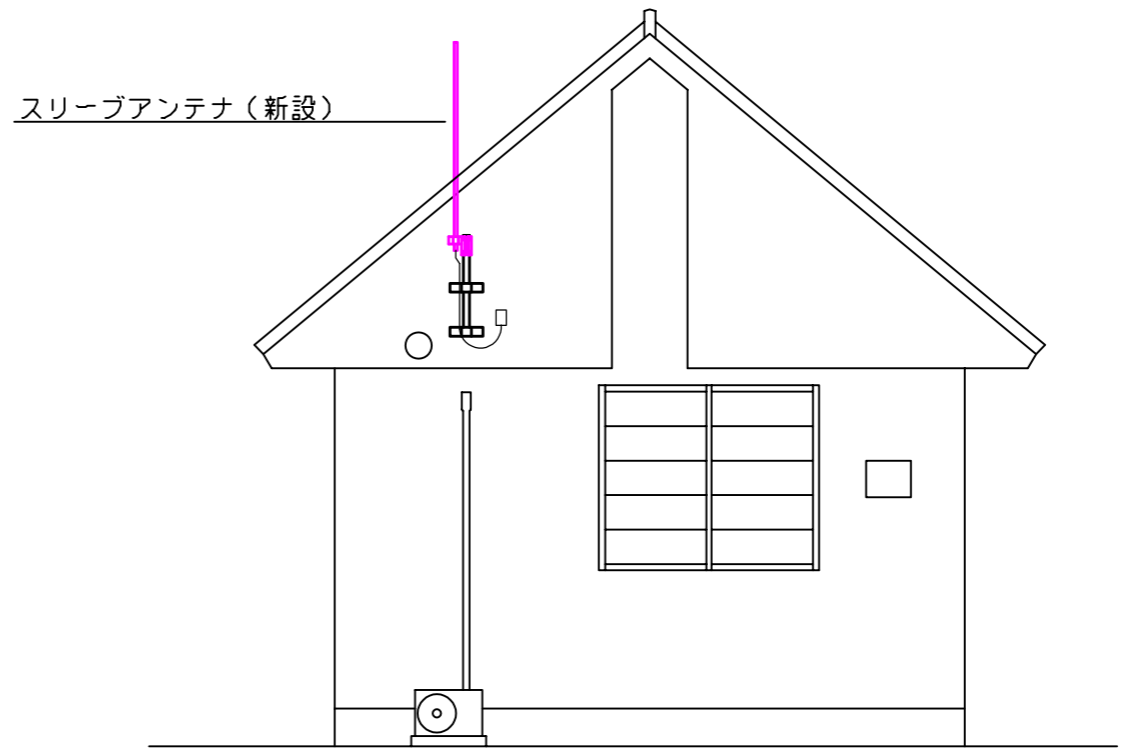


A-A矢視図 S=1/60

工事名	移動系防災行政無線更改業務		
図面名	東彼杵町千綿支所 平面図・立面図 (新設)		
作成年月日	令和6年	月	日
縮尺	図示	図面番号	
事業者名	東彼杵町		

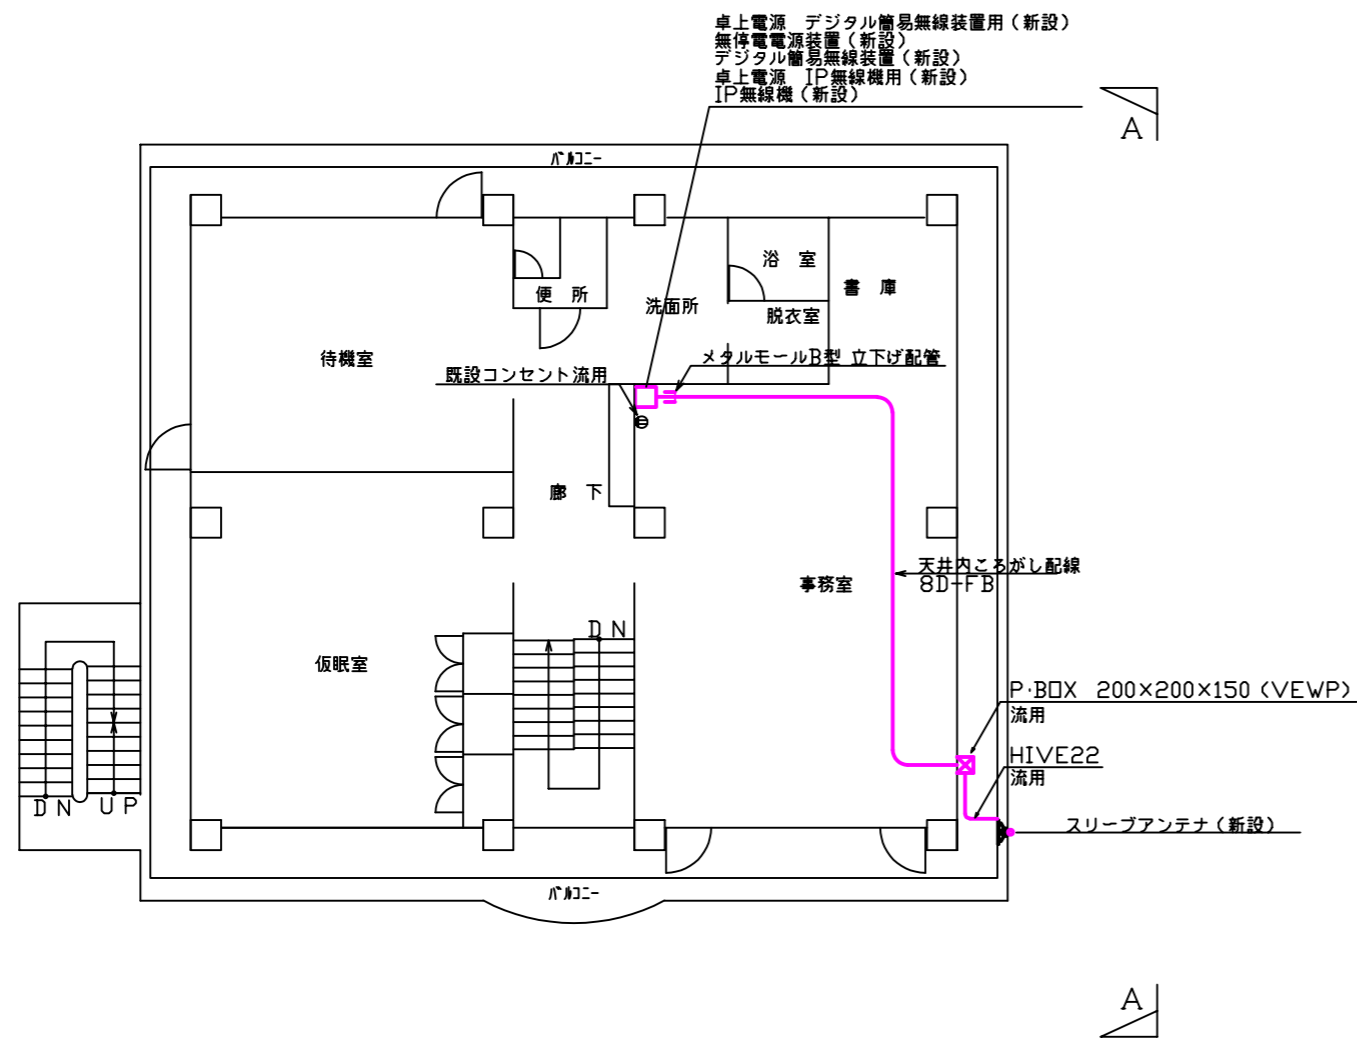

2階平面図 S=1/150

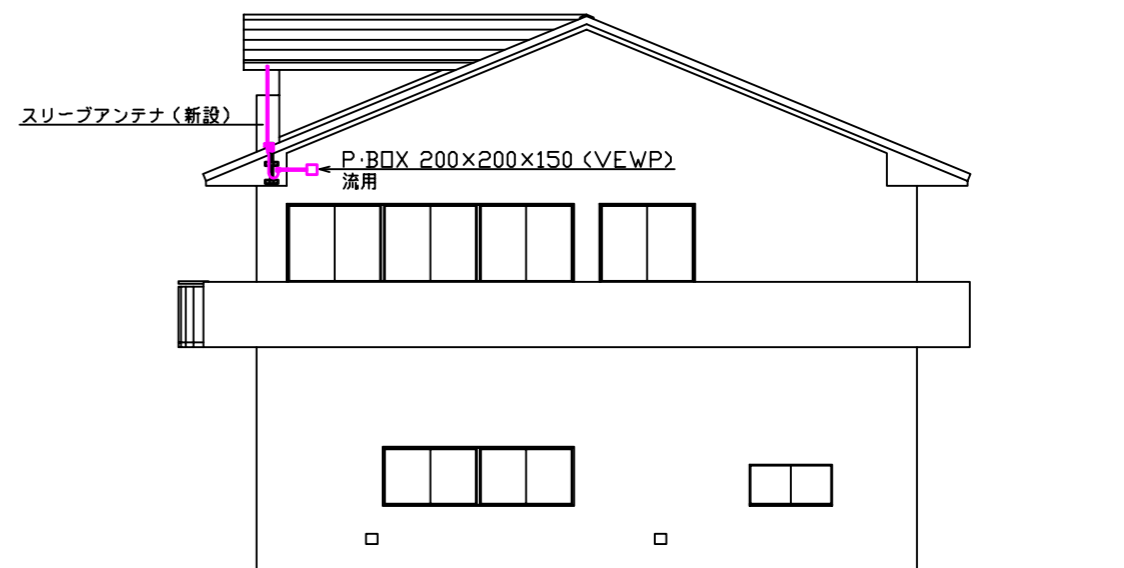

A-A矢視図 S=1/150

工事名	移動系防災行政無線更改業務		
図面名	佐世保市消防局東消防署東彼出張所 2階平面図・立面図 (新設)		
作成年月日	令和6年	月	日
縮尺	図示	図面番号	
事業者名	東彼杵町		